


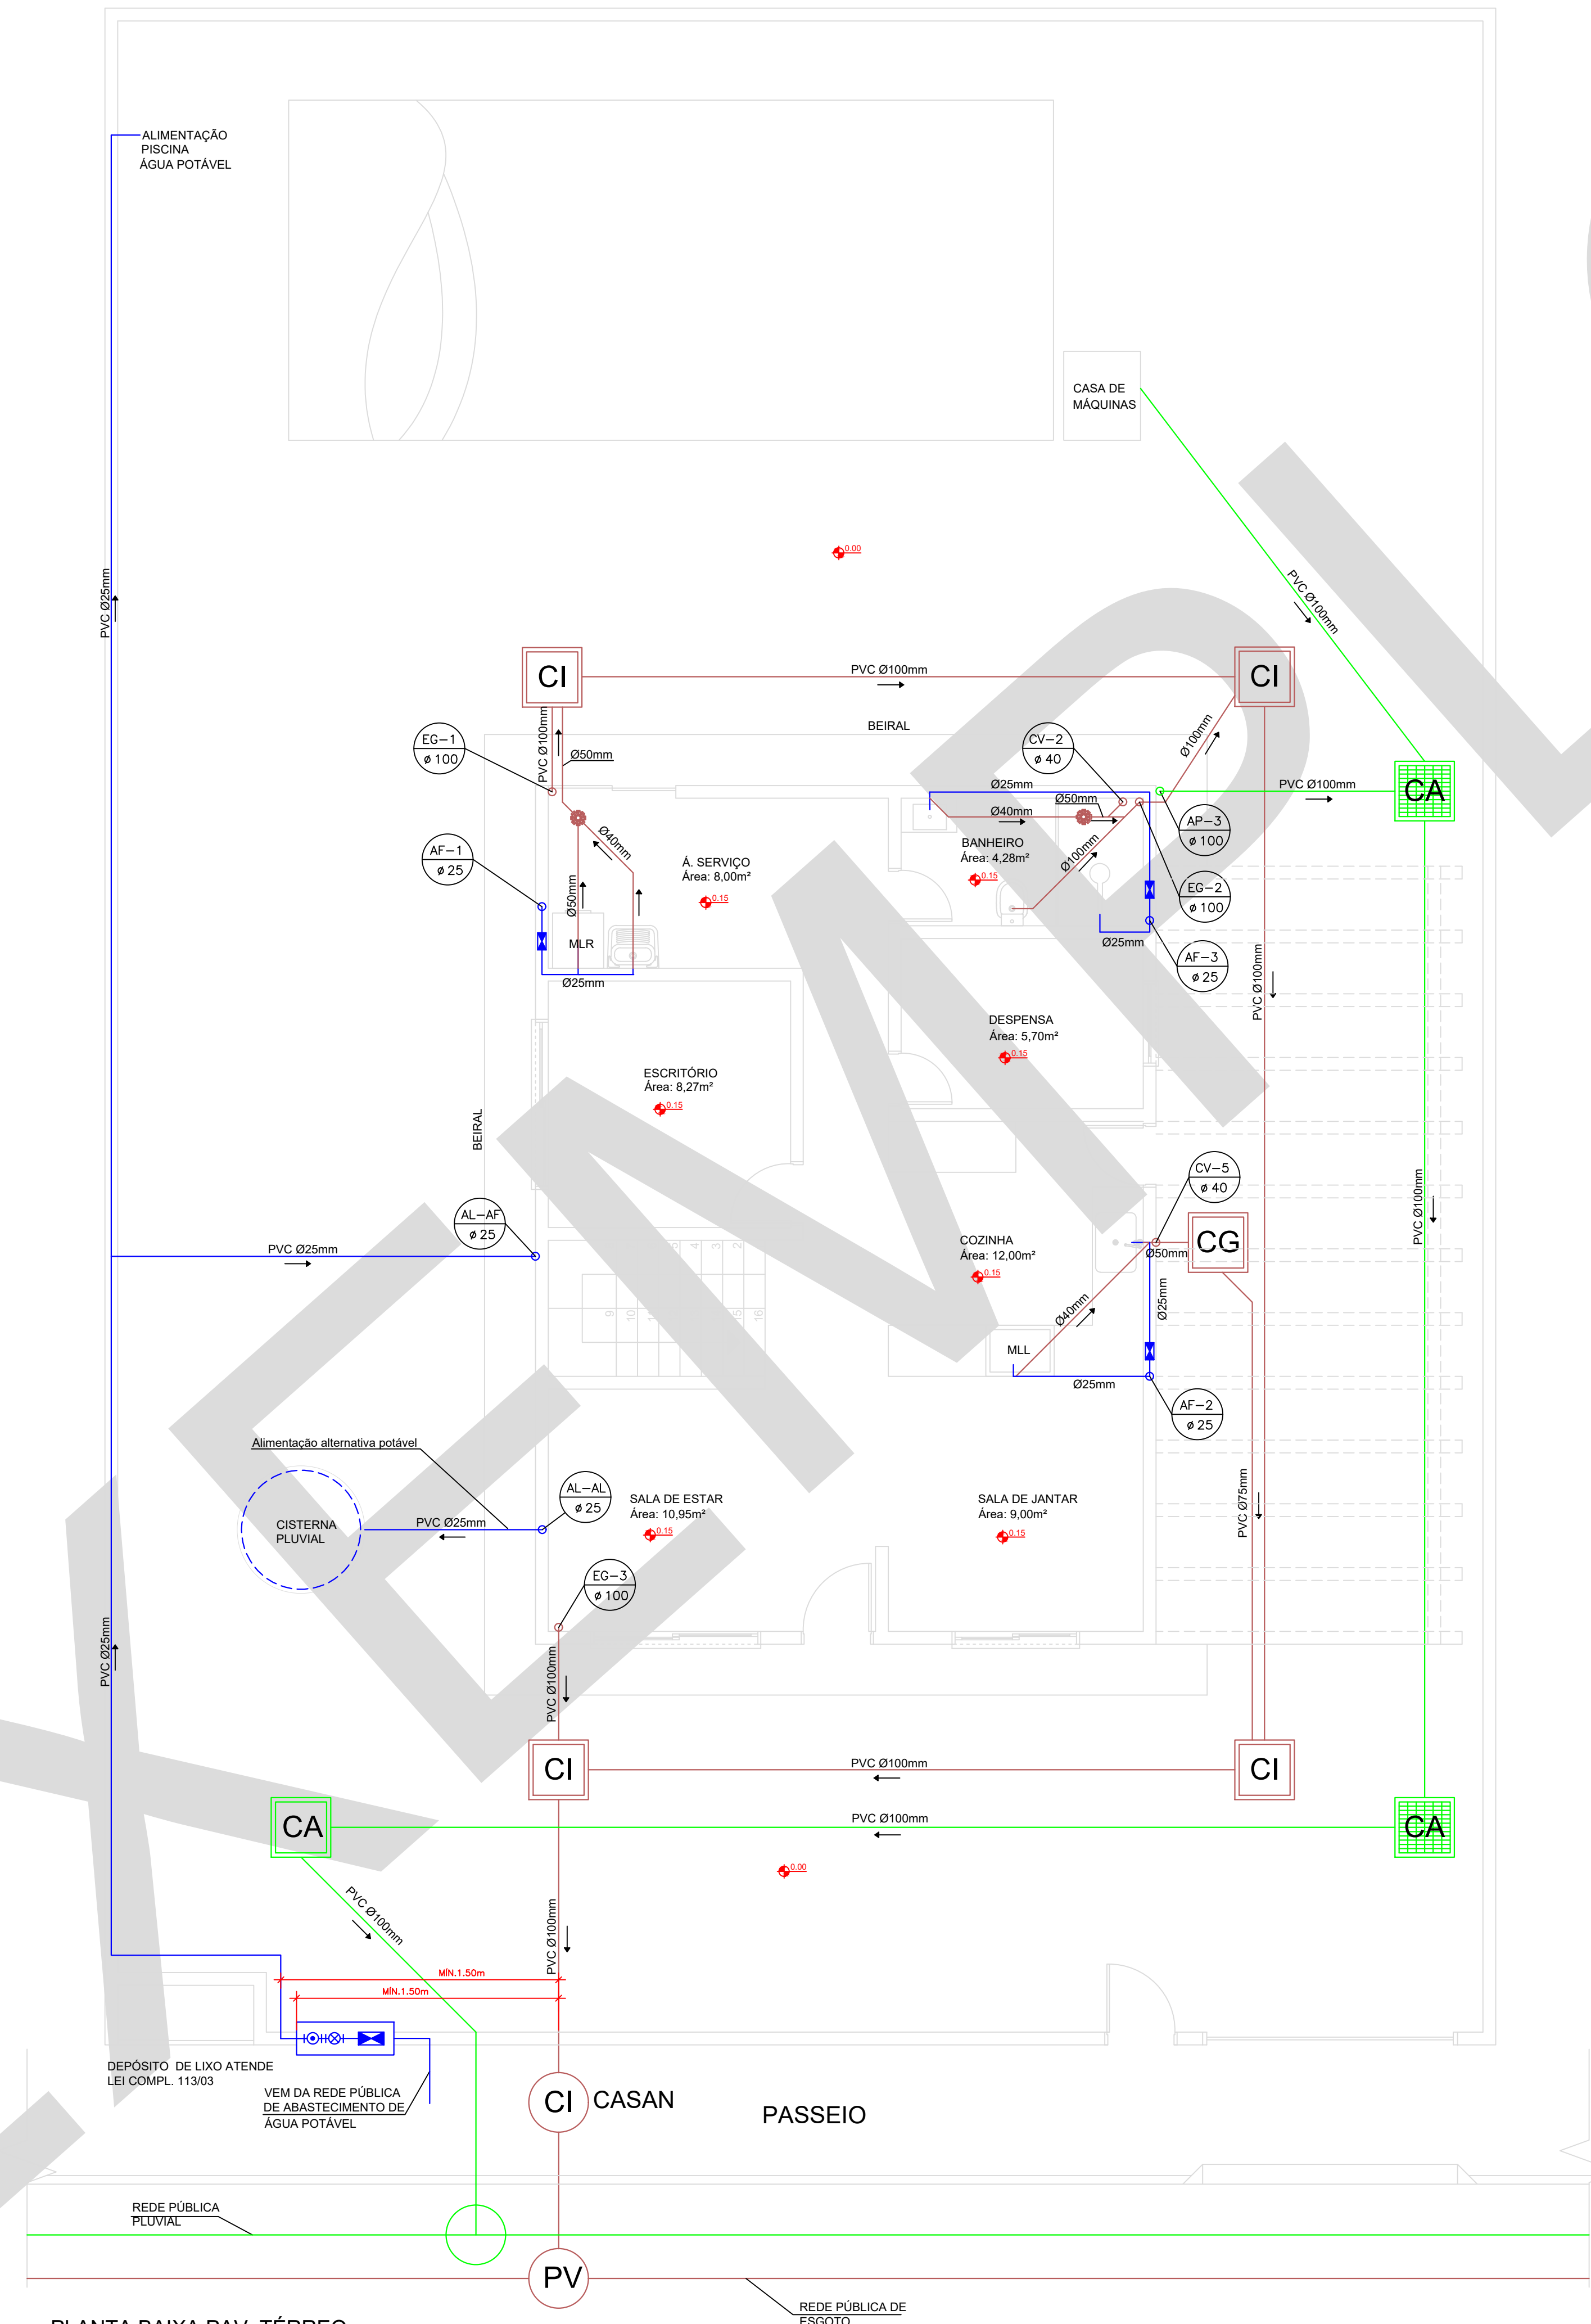

LEGENDA SIMBOLOGIA

- AF-N
Ø D COLUNA DE ÁGUA FRIA POTÁVEL
DIÂMETRO INDICADO
- CV-N
Ø D COLUNA DE VENTILAÇÃO
DIÂMETRO INDICADO
- AP-N
Ø D COLUNA DE ÁGUA PLUVIAL
DIÂMETRO INDICADO
- EG-N
Ø D COLUNA DE ESGOTO
DIÂMETRO INDICADO
- AL-AF
Ø D ALIMENTAÇÃO DE ÁGUA POTÁVEL
DIÂMETRO INDICADO
- AL-AP
Ø D ALIMENTAÇÃO DE ÁGUA PLUVIAL
DIÂMETRO INDICADO
- APP-N
Ø D COLUNA DE APROVEITAMENTO DE ÁGUA PLUVIAL
DIÂMETRO INDICADO
- ESGOTO
- TUBULAÇÃO DE ÁGUA FRIA
- TUBULAÇÃO DE ÁGUA PLUVIAL APROVEITADA
- TUBULAÇÃO DE ÁGUA PLUVIAL
- RAIO SIFONADO REDONDO - RS
- HIDRÔMETRO
- CI - CAIXA DE INSPEÇÃO
- CG - CAIXA DE GORDURA
- CA - CAIXA DE AREIA
- AF - ÁGUA FRIA POTÁVEL
- AL - ALIMENTAÇÃO
- AP - ÁGUA PLUVIAL

INCLINAÇÃO DAS TUBULAÇÕES: ≥Ø100mm = 1% E ≤Ø75mm = 2%
O alimentador predial de água potável deverá ficar acima da geratriz superior das tubulações de esgoto e água pluvial em no mínimo 30cm (pontos de cruzamento).



REVISÃO	DESCRIÇÃO	RESPONSÁVEL	DATA
01	Retirada do ramal predial de água potável da parede do depósito externo de lixo	Fma	15/03/23
00	Emissão inicial	IG	13/08/18


Responsável Técnico - Ciclano de Tal CREA: 999999-9 SC	Proprietário - Fulano de Tal CPF: 999.999.999-99
---	---

OBRA			
Edificação Unifamiliar			
Rua Desterro, nº 998 - Ilha de Santa Catarina - Florianópolis, SC			
TIPO DE PROJETO			
PROJETO HIDROSSANITÁRIO SIMPLIFICADO			
DESCRIÇÃO DA FOLHA			FOLHA
PLANTA BAIXA PAV. TÉRREO			1/7
Inscrição imobiliária: 99.99.999.9999.999-999			
ESCALA	DATA	ÁREA TOTAL	DESENHISTA
Indicada	13/08/18	220,78m²	IG

PLANTA BAIXA PAV. TÉRREO
Escala 1:50


LEGENDA SIMBOLOGIA

- LV - LAVATÓRIO
- CH - CHUVEIRO
- CS - CAIXA SIFONADA
- TJ - TORNEIRA DE JARDIM
- VS - VASO SANITÁRIO CAIXA ACOPLADA
- CA - CAIXA DE AREIA
- AP - ÁGUA PLUVIAL
- AAP - APROVEITAMENTO DE ÁGUA PLUVIAL
- MLR - MAQUINA DE LAVAR ROUPA
- TLR - TANQUE DE LAVAR ROUPA
- MLL - MAQUINA DE LAVAR LOUÇA

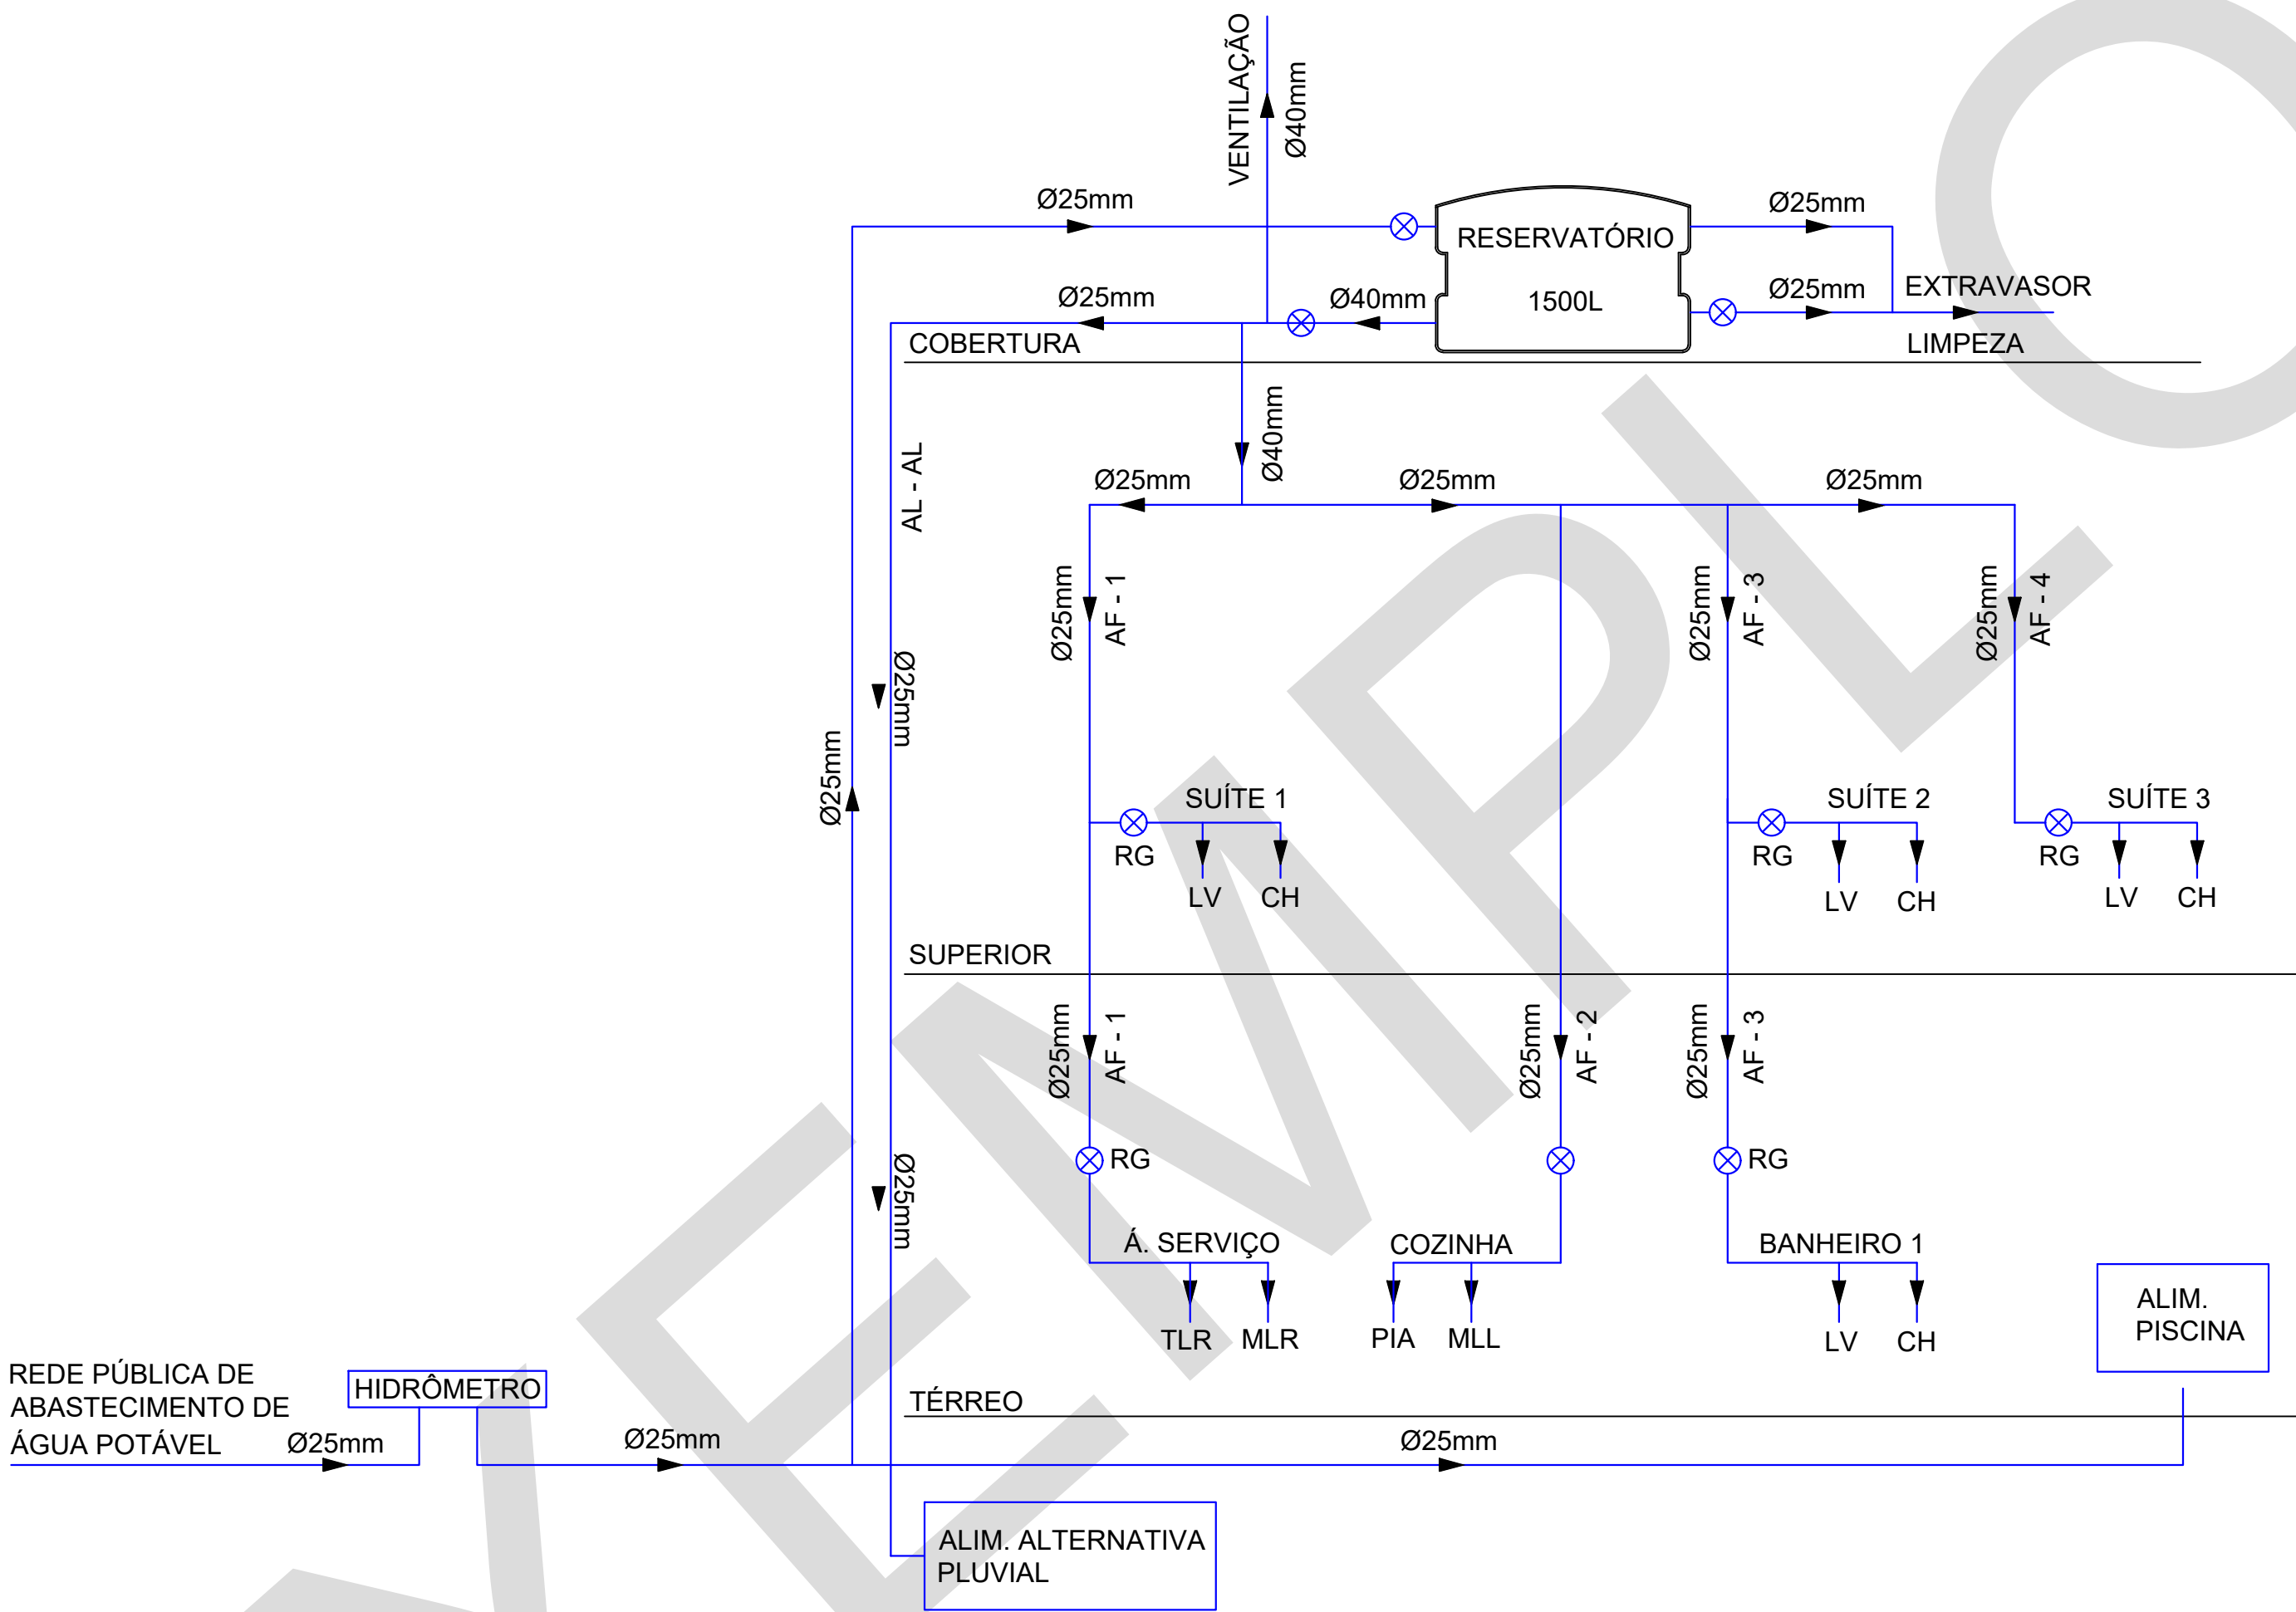

ESQUEMA VERTICAL DE ÁGUA POTÁVEL
Escala 1:50

 
ESPAÇO RESERVADO PARA CARIMBOS DE APROVAÇÃO



01	Adequação da posição da ventilação do reservatório de água potável	Fma	15/03/23
00	Emissão inicial	IG	13/08/18
REVISÃO	DESCRIÇÃO	RESPONSÁVEL	DATA

Responsável Técnico - Ciclano de Tal CREA: 999999-9 SC	Proprietário - Fulano de Tal CPF: 999.999.999-99
---	---

OBRA				
Edificação Unifamiliar				
Rua Desterro, nº 998 - Ilha de Santa Catarina - Florianópolis, SC				
TIPO DE PROJETO				
PROJETO HIDROSSANITÁRIO SIMPLIFICADO				
DESCRIÇÃO DA FOLHA			FOLHA	
ESQUEMA VERTICAL DE ÁGUA POTÁVEL			2/7	
Inscrição imobiliária: 99.99.999.9999.999-999				
ESCALA	DATA	Área TOTAL		DESENHISTA
Indicada	13/08/18	220,78m²		IG

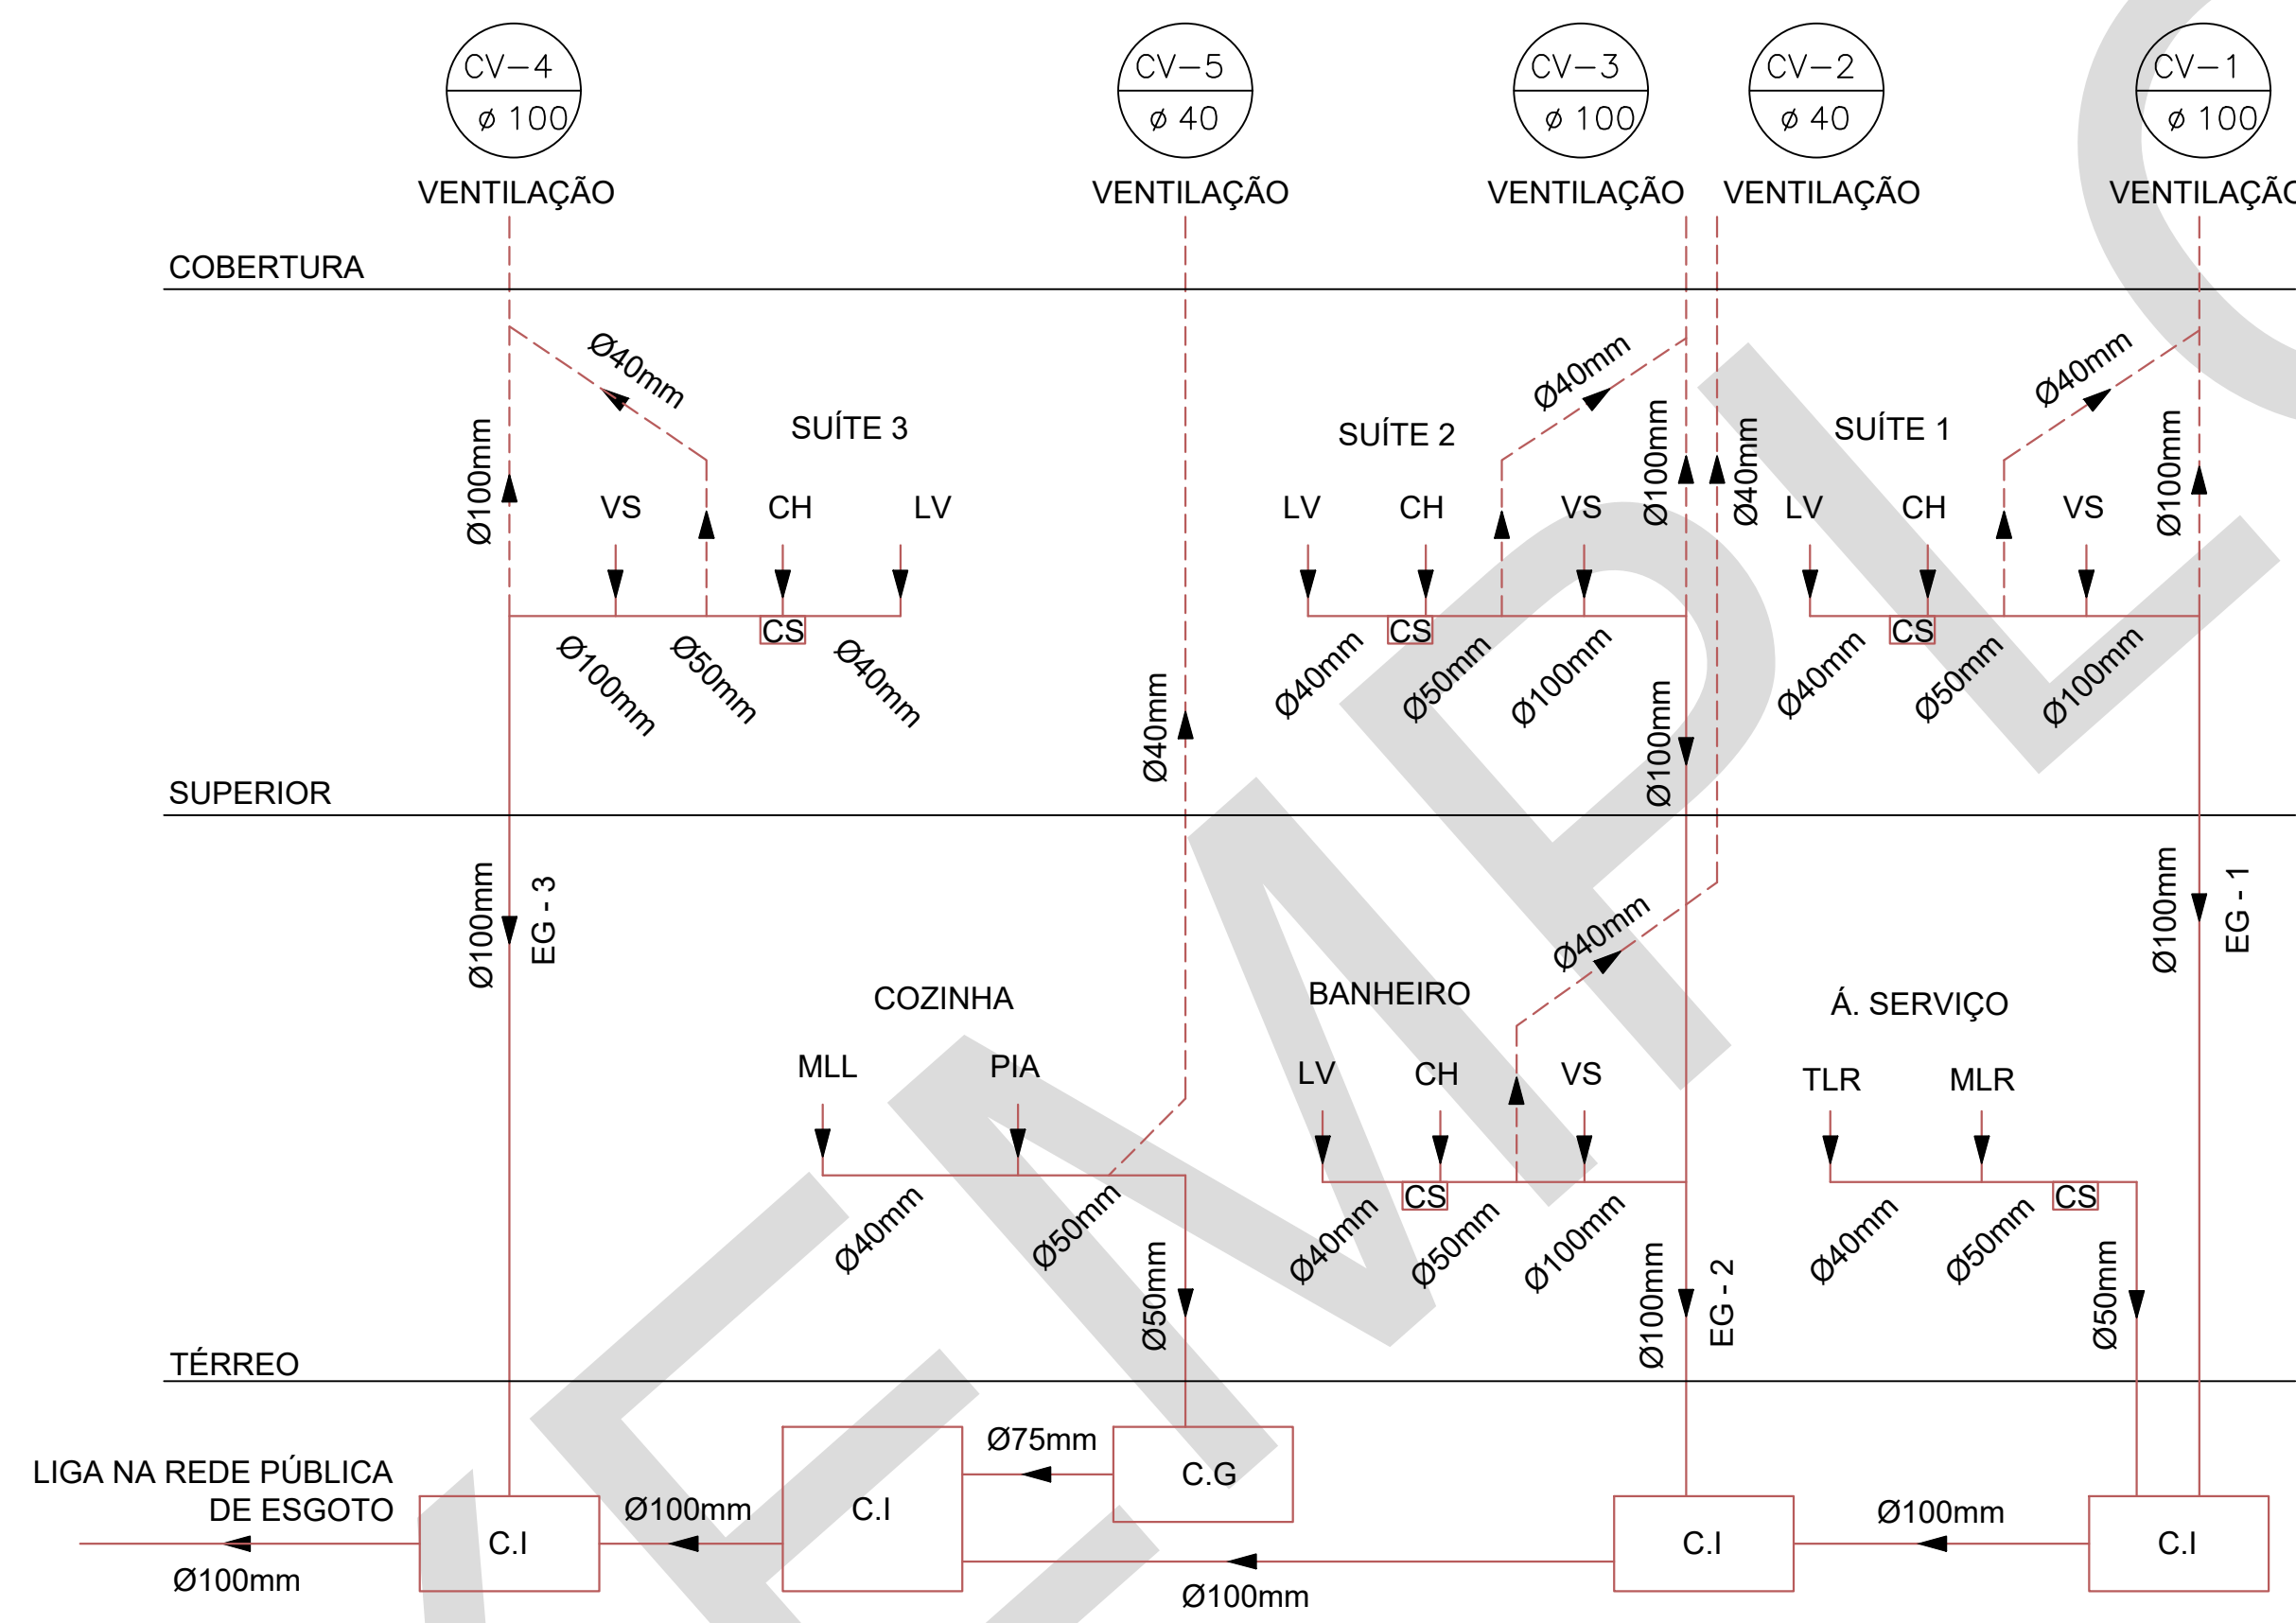

● ESQUEMA VERTICAL DE ESGOTO
S/escala


LEGENDA SIMBOLOGIA	
LV	– LAVATÓRIO
CH	– CHUVEIRO
CS	– CAIXA SIFONADA
TJ	– TORNEIRA DE JARDIM
VS	– VASO SANITÁRIO CAIXA ACOPLADA
CA	– CAIXA DE AREIA
AP	– ÁGUA PLUVIAL
AAP	– APROVEITAMENTO DE ÁGUA PLUVIAL
MLR	– MAQUINA DE LAVAR ROUPA
TLR	– TANQUE DE LAVAR ROUPA
MLL	– MAQUINA DE LAVAR LOUÇA

ESPAÇO RESERVADO PARA CARIMBOS DE APROVAÇÃO



00	Emissão inicial	Iggy Bernardo	13/08/18
REVISÃO	DESCRIÇÃO	RESPONSÁVEL	DATA

Responsável Técnico - Ciclano de Tal CREA: 999999-9 SC	Proprietário - Fulano de Tal CPF: 999.999.999-99
---	---

OBRA			
Edificação Unifamiliar			
Rua Desterro, nº 998 - Ilha de Santa Catarina - Florianópolis, SC			
TIPO DE PROJETO			
PROJETO HIDROSSANITÁRIO SIMPLIFICADO			
DESCRIÇÃO DA FOLHA			FOLHA
ESQUEMA VERTICAL DE ESGOTO			3/7
Inscrição imobiliária: 99.99.999.9999.999-999			
ESCALA	DATA	Área TOTAL	
Indicada	13/08/18	220,78m²	IG

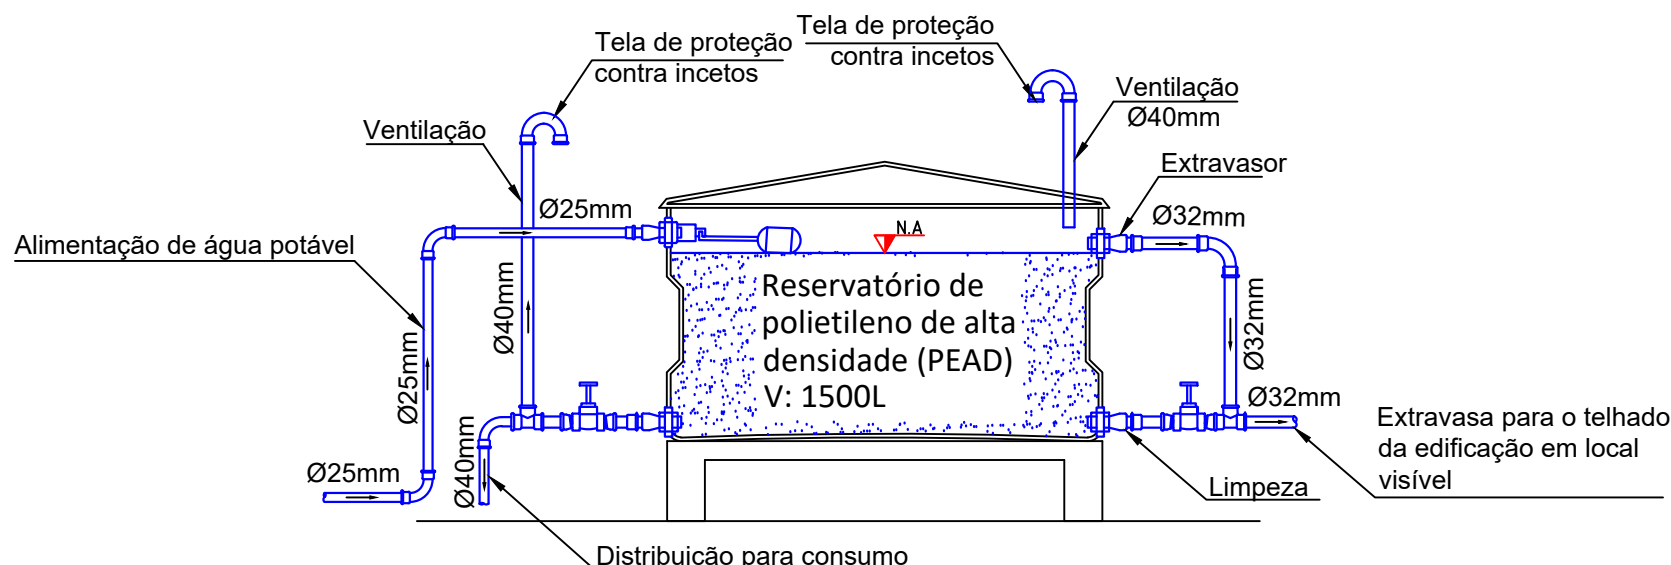


RESERVATÓRIO SUPERIOR
Escala 1:20

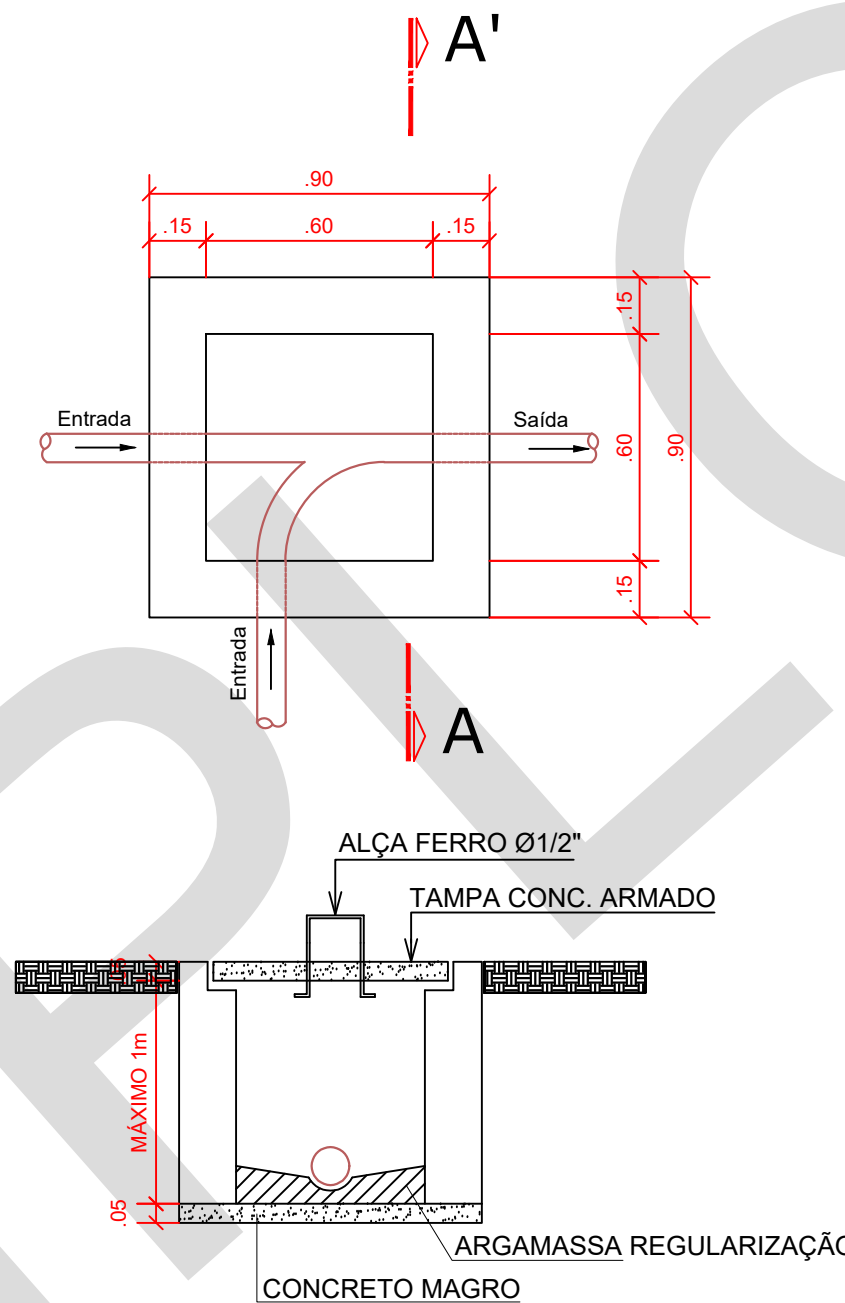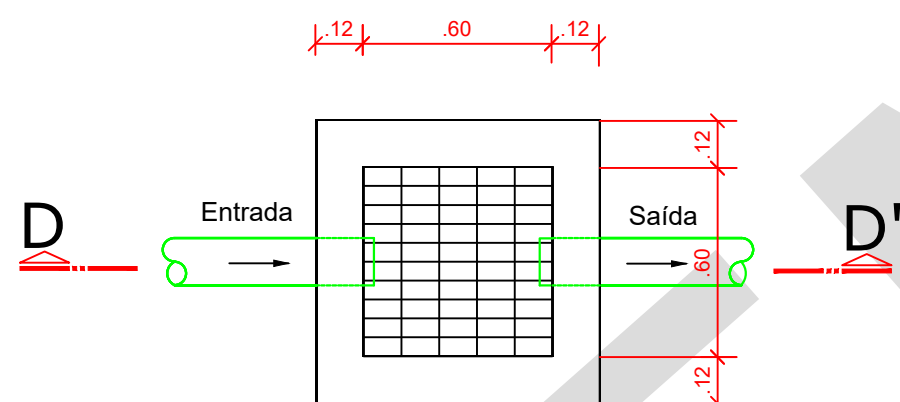


CORTE AA'

CAIXA DE INSPEÇÃO
Escala 1:20

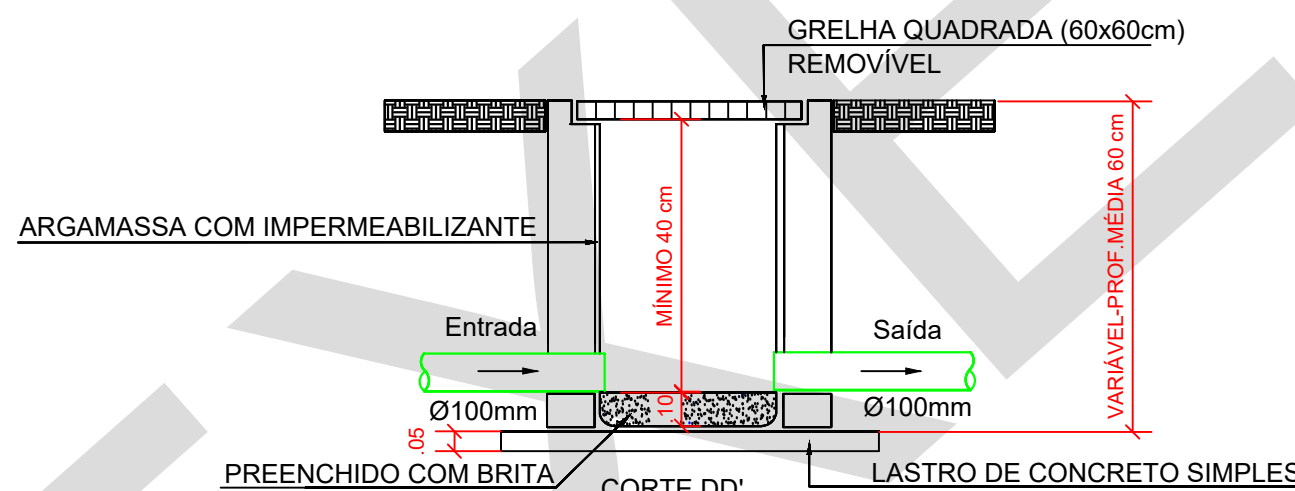

CAIXA DE AREIA (DRENAGEM)
S/escala

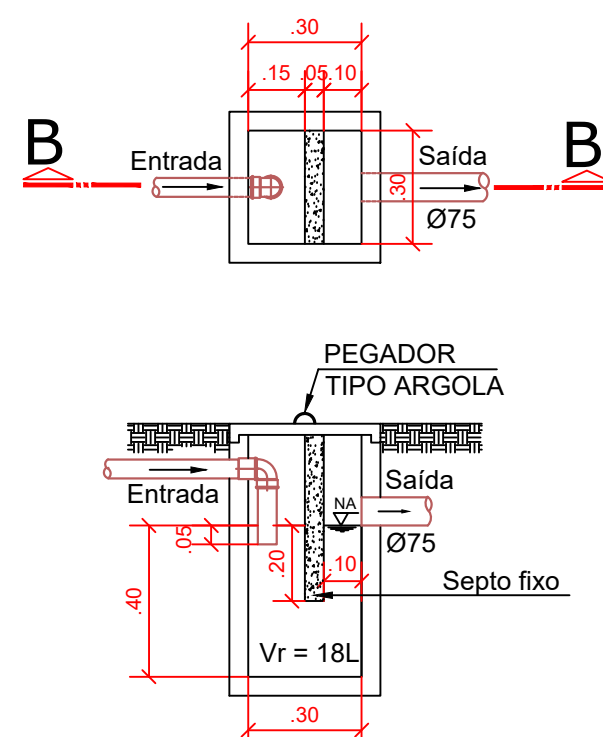

CORTE BB'

CAIXA DE GORDURA
Escala 1:20

ESPAÇO RESERVADO PARA CARIMBOS DE APROVAÇÃO

01	Indicação de brita no fundo da caixa de areia e adequação da posição da ventilação do reservatório de água potável	Fma	15/03/23
00	Emissão inicial	IG	13/08/18
REVISÃO	DESCRIÇÃO	RESPONSÁVEL	DATA

Responsável Técnico - Ciclano de Tal
CREA: 999999-9 SC

Proprietário - Fulano de Tal
CPF: 999.999.999-99

OBRA
Edificação Unifamiliar
Rua Desterro, nº 998 - Ilha de Santa Catarina - Florianópolis, SC

TIPO DE PROJETO
PROJETO HIDROSSANITÁRIO SIMPLIFICADO

DESCRIÇÃO DA FOLHA
DETALHES DE ÁGUA POTÁVEL
DETALHES DE ESGOTO
DETALHES DE DRENAGEM PLUVIAL

FOLHA
4/7

Inscrição imobiliária: 99.99.999.9999.999-999

ESCALA	DATA	ÁREA TOTAL	DESENHISTA
Indicada	13/08/18	220,78m²	IG

LEGENDA SIMBOLOGIA

- AF-N
ø D
- CV-N
ø D
- AP-N
ø D
- EG-N
ø D
- AL-AF
ø D
- AL-AP
ø D
- APP-N
ø D
- COLUNA DE ÁGUA FRIA POTÁVEL
DIÂMETRO INDICADO
- COLUNA DE VENTILAÇÃO
DIÂMETRO INDICADO
- COLUNA DE ÁGUA PLUVIAL
DIÂMETRO INDICADO
- COLUNA DE ESGOTO
DIÂMETRO INDICADO
- ALIMENTAÇÃO DE ÁGUA POTÁVEL
DIÂMETRO INDICADO
- ALIMENTAÇÃO DE ÁGUA PLUVIAL
DIÂMETRO INDICADO
- COLUNA DE APROVEITAMENTO DE ÁGUA PLUVIAL
DIÂMETRO INDICADO

- ESGOTO
- TUBULAÇÃO DE ÁGUA FRIA
- TUBULAÇÃO DE ÁGUA PLUVIAL APROVEITADA
- TUBULAÇÃO DE ÁGUA PLUVIAL

- RALO SIFONADO
REDONDO - RS

- HIDRÔMETRO

- CI - CAIXA DE INSPEÇÃO
- CG - CAIXA DE GORDURA
- CA - CAIXA DE AREIA
- AF - ÁGUA FRIA POTÁVEL
- AL - ALIMENTAÇÃO
- AP - ÁGUA PLUVIAL


INCLINAÇÃO DAS TUBULAÇÕES: $\geq \varnothing 100\text{mm} = 1\%$ E $\leq \varnothing 75\text{mm} = 2\%$
O alimentador predial de água potável deverá ficar acima da geratriz superior das tubulações de esgoto e água pluvial em no mínimo 30cm (pontos de cruzamento).



01	Alteração das caixas de areia por caixas de inspeção antes do sistema de aproveitamento de águas pluviais	Fma	15/03/23
00	Emissão inicial	IG	13/08/18
REVISÃO	DESCRIÇÃO	RESPONSÁVEL	DATA

Responsável Técnico - Ciclano de Tal CREA: 999999-9 SC	Proprietário - Fulano de Tal CPF: 999.999.999-99
---	---


OBRA	
Edificação Unifamiliar Rua Desterro, nº 998 - Ilha de Santa Catarina - Florianópolis, SC	
TIPO DE PROJETO	
PROJETO HIDROSSANITÁRIO SIMPLIFICADO	
DESCRIÇÃO DA FOLHA	FOLHA
PLANTA BAIXA PAV. TÉRREO - APROVEITAMENTO DE ÁGUA PLUVIAL	5/7
Inscrição imobiliária: 99.99.999.9999.999-999	
ESCALA	DATA
Indicada	13/08/18
ÁREA TOTAL	220,78m²
DESENHISTA	IG

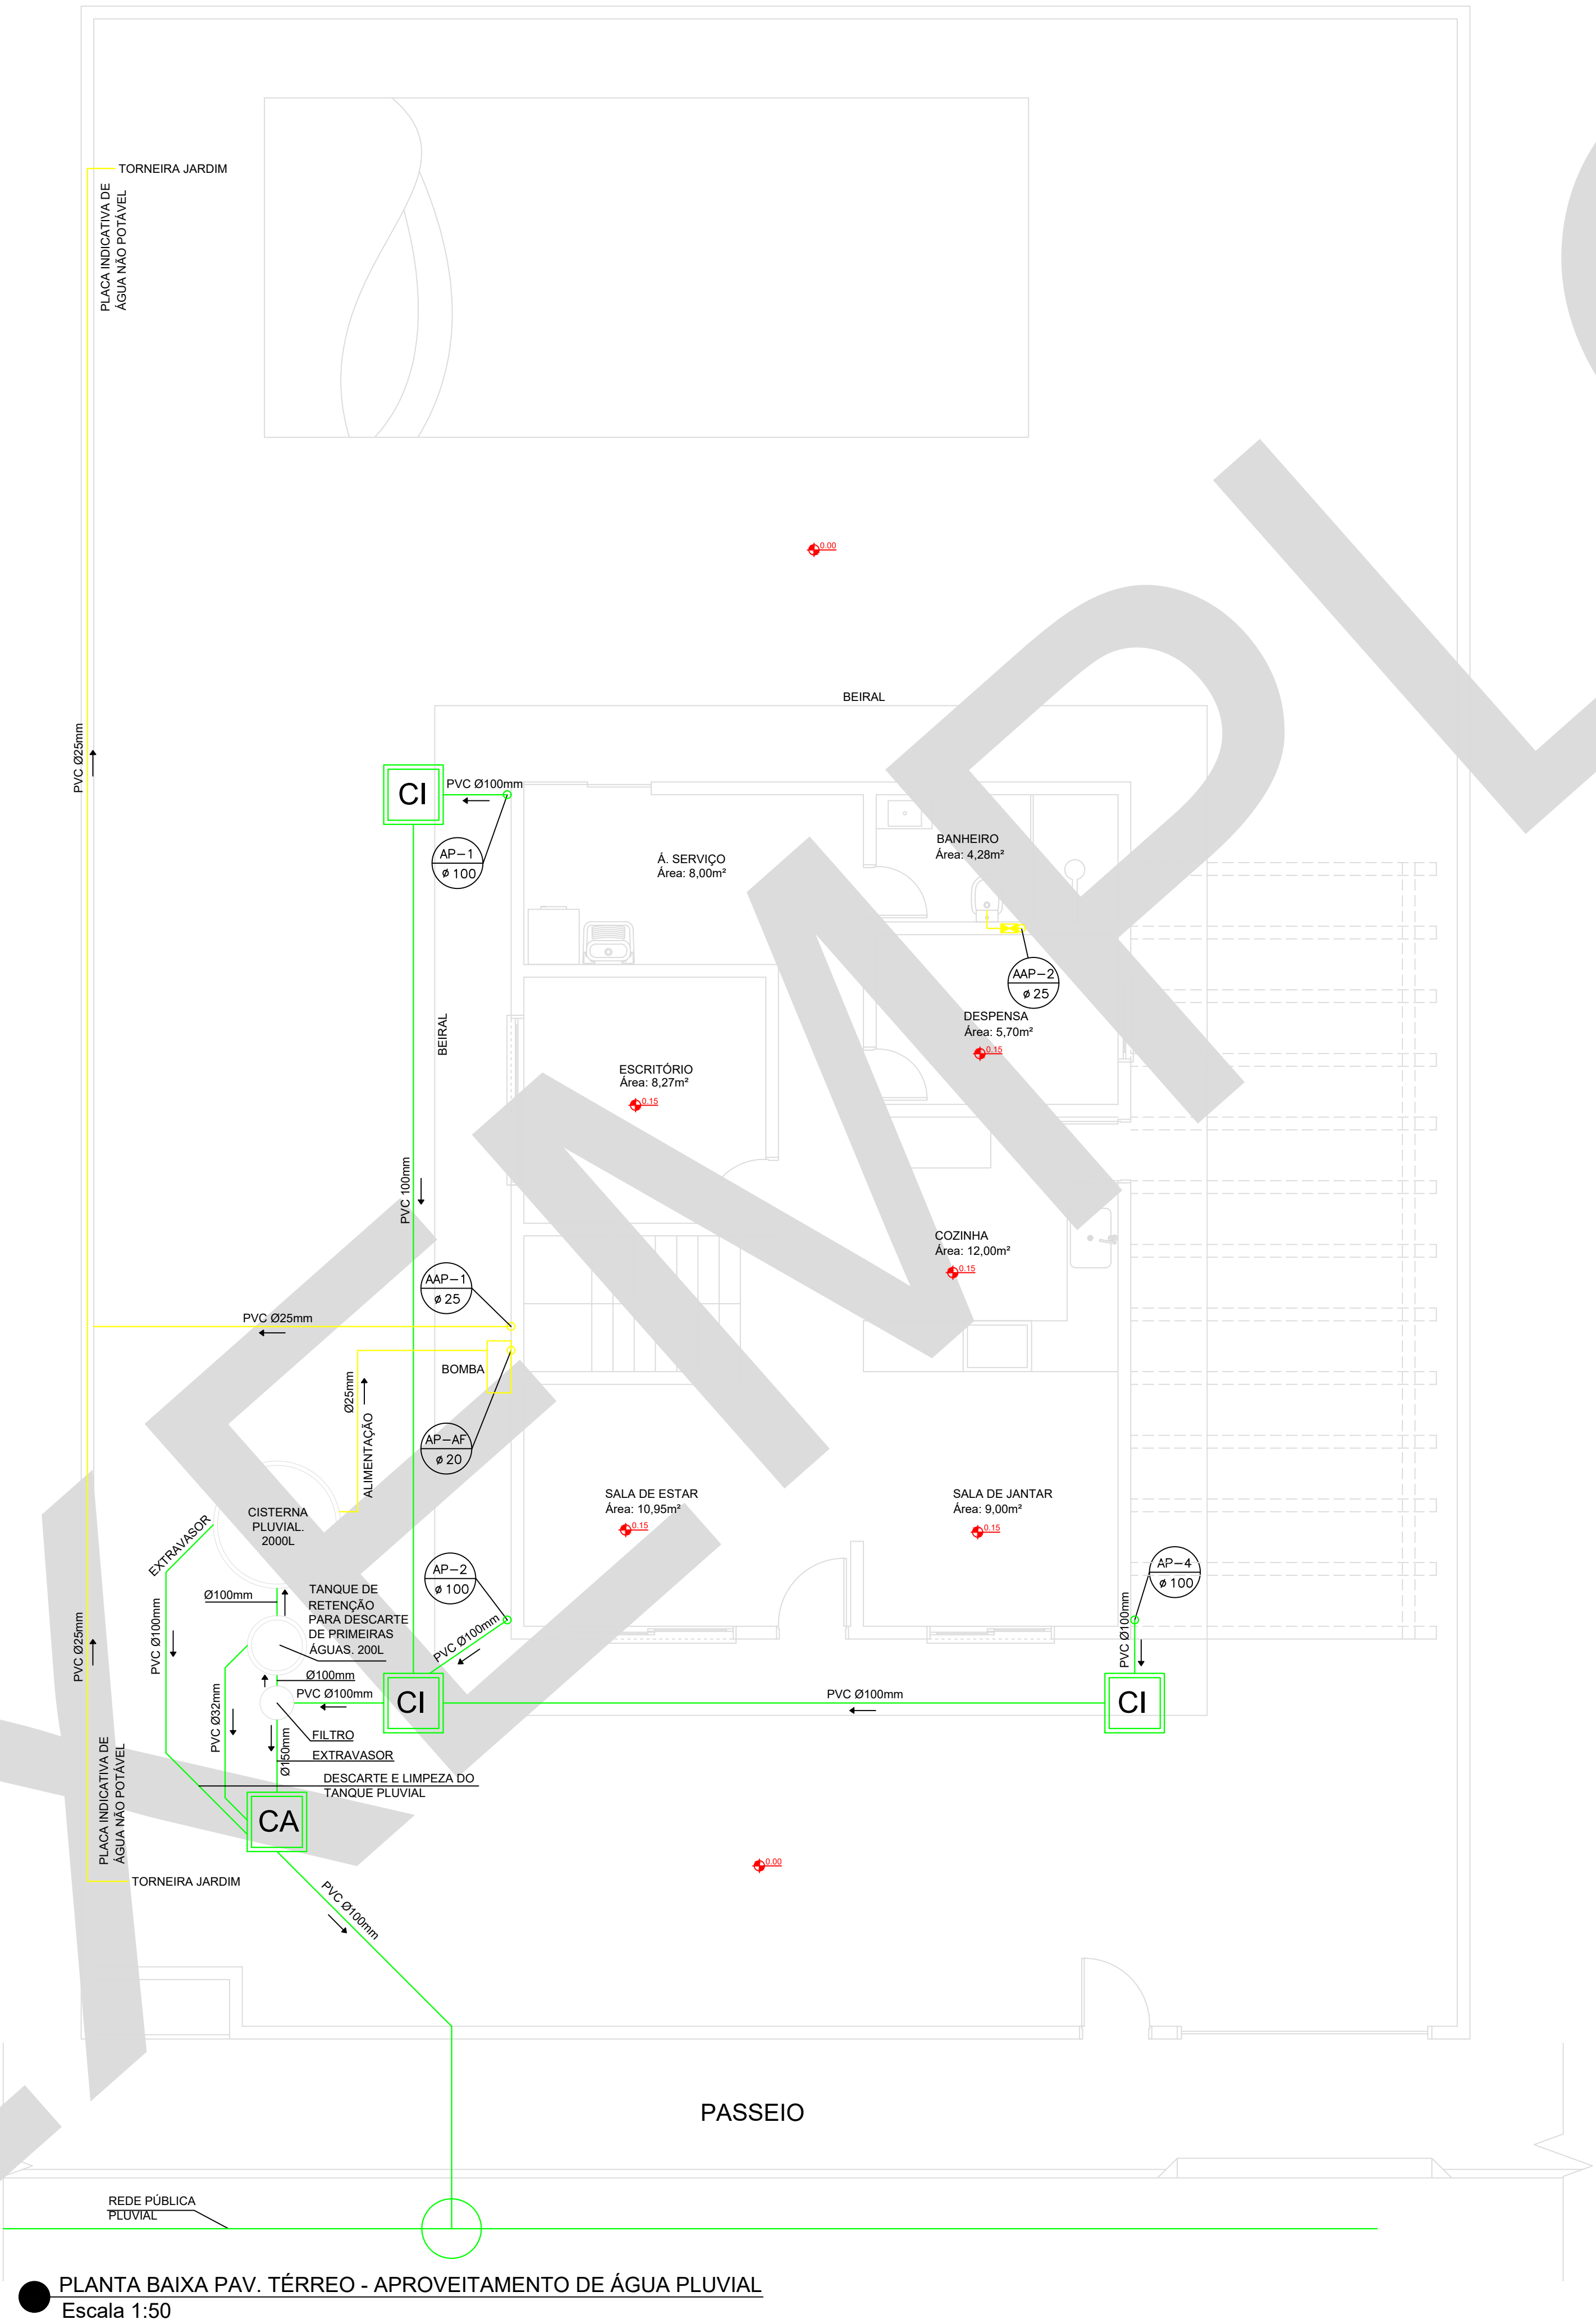

● PLANTA BAIXA PAV. TÉRREO - APROVEITAMENTO DE ÁGUA PLUVIAL
Escala 1:50

LEGENDA SIMBOLOGIA

- LV – LAVATÓRIO
- CH – CHUVEIRO
- CS – CAIXA SIFONADA
- TJ – TORNEIRA DE JARDIM
- VS – VASO SANITÁRIO CAIXA ACOPLADA
- CA – CAIXA DE AREIA
- AP – ÁGUA PLUVIAL
- AAP – APROVEITAMENTO DE ÁGUA PLUVIAL
- MLR – MAQUINA DE LAVAR ROUPA
- TLR – TANQUE DE LAVAR ROUPA
- MLL – MAQUINA DE LAVAR LOUÇA

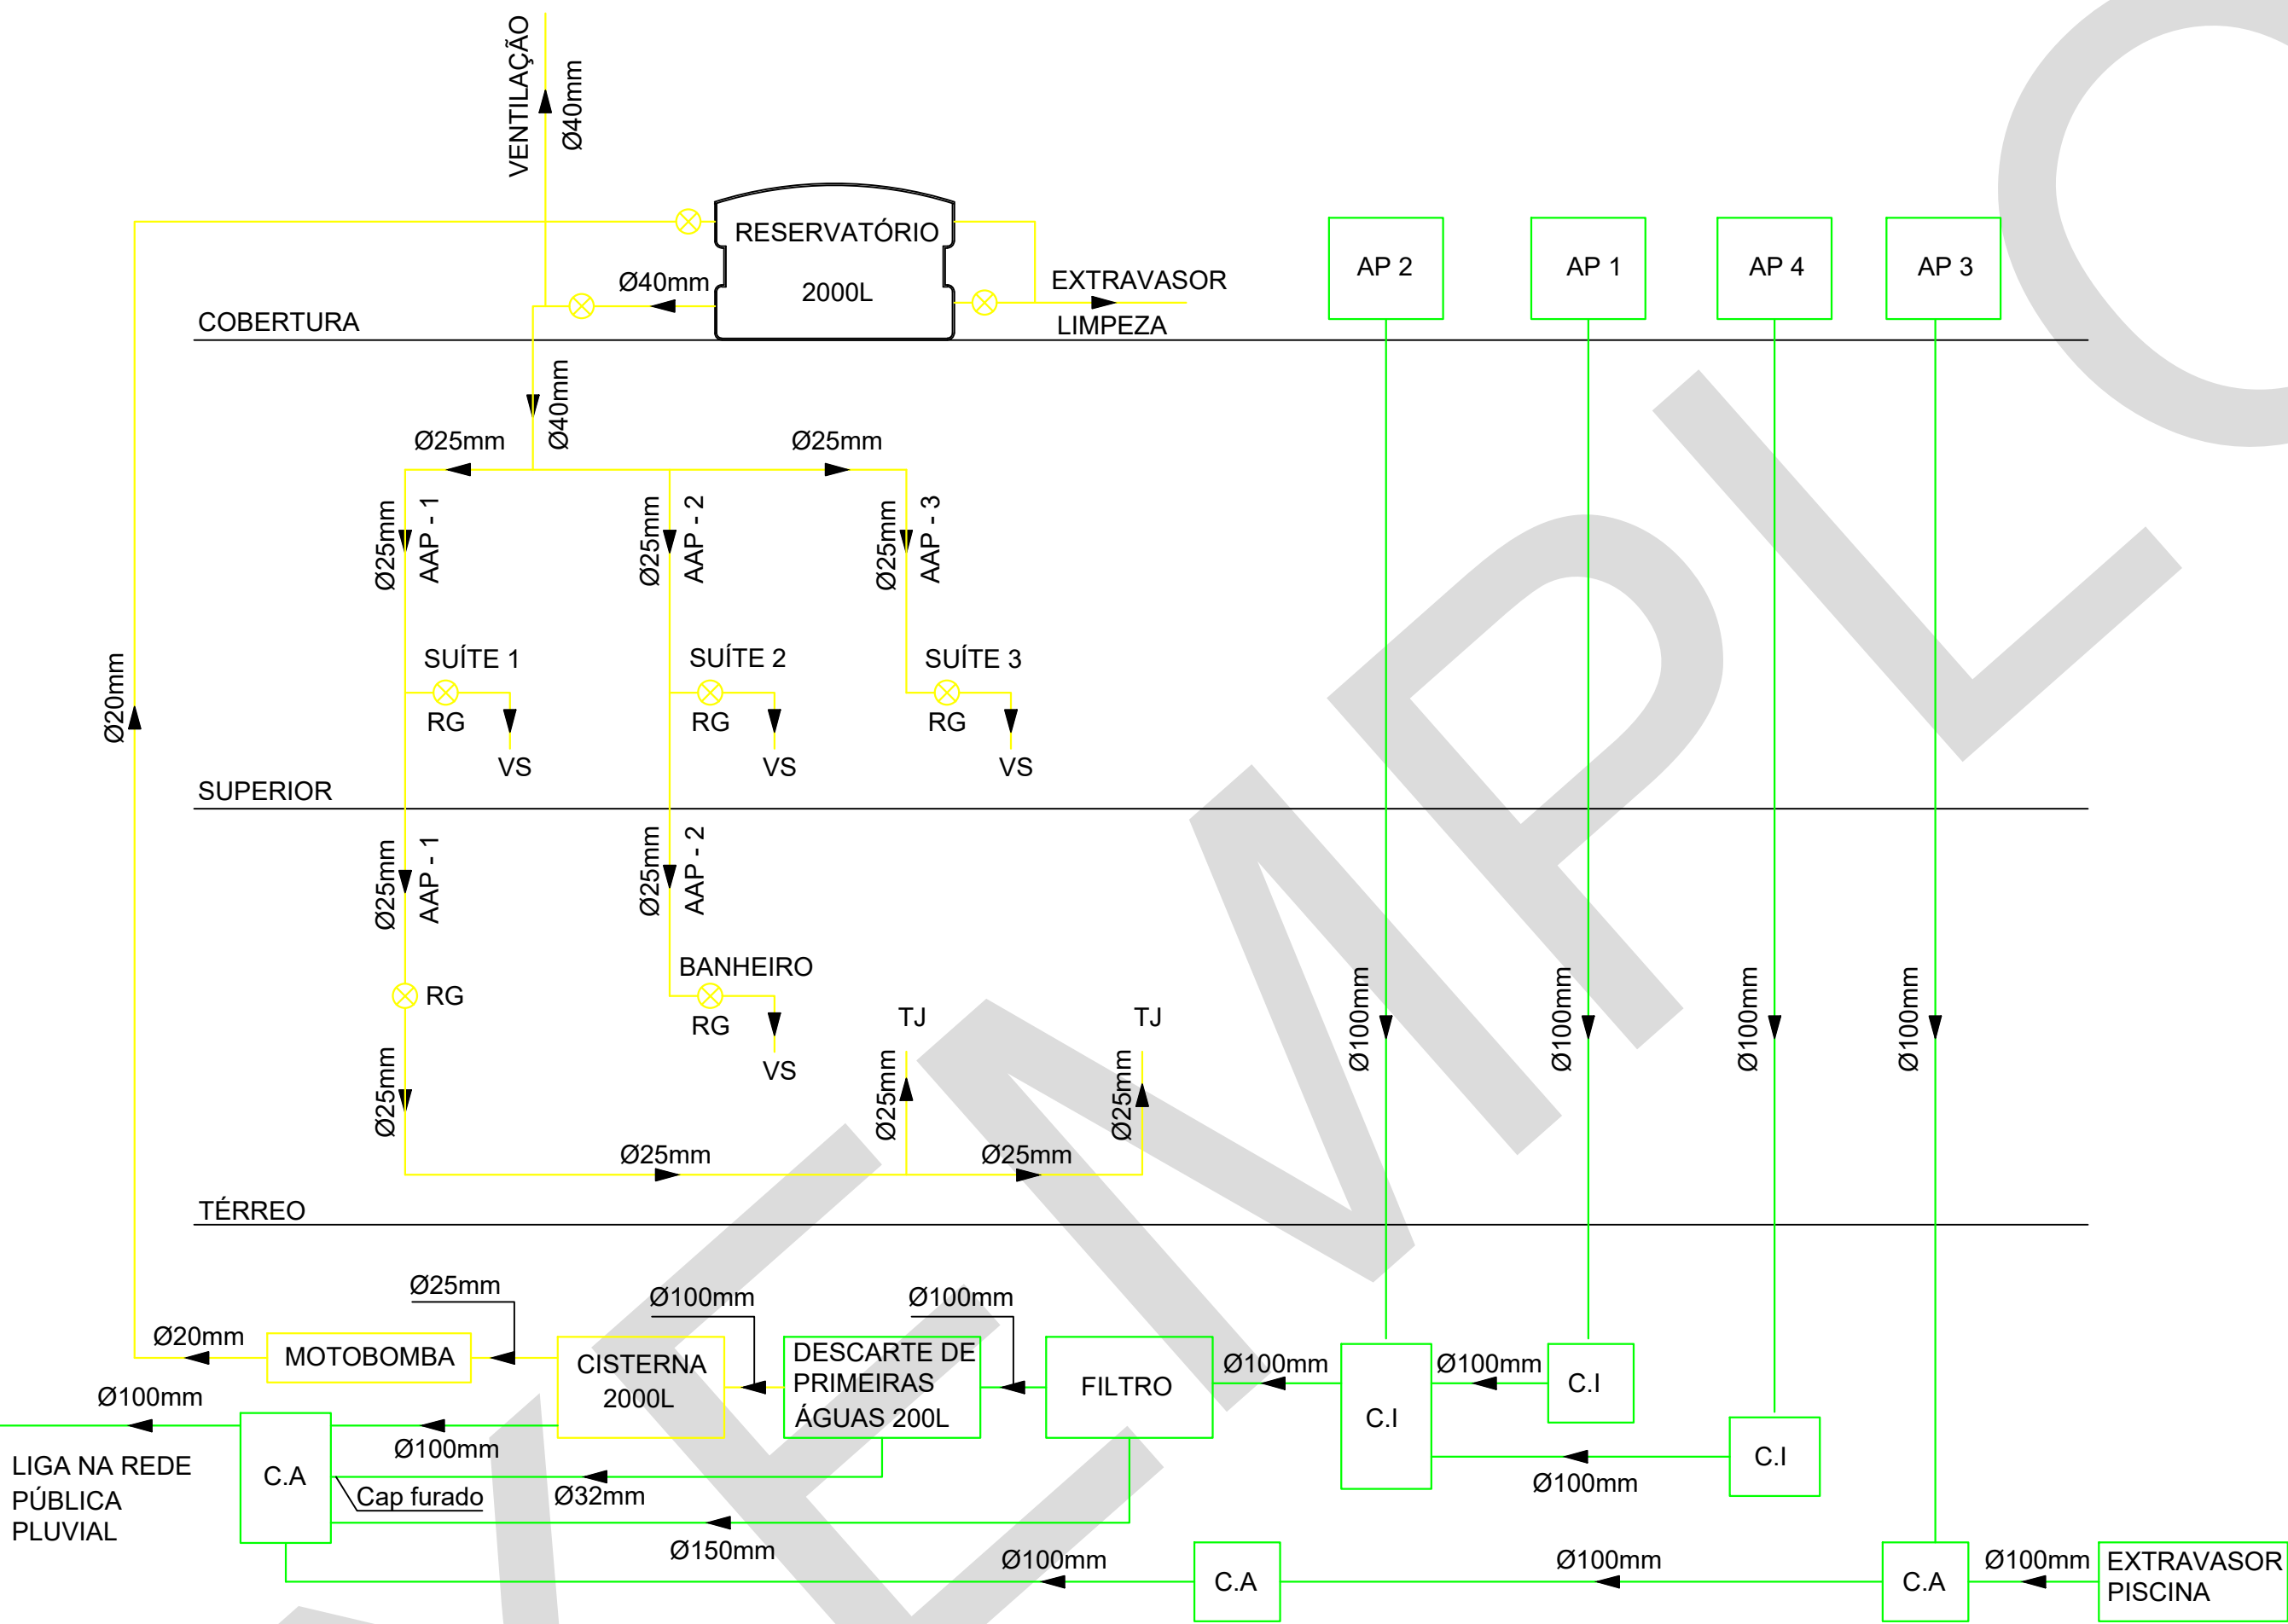

ESQUEMA VERTICAL DE ÁGUA PLUVIAL
Escala 1:50

ESPAÇO RESERVADO PARA CARIMBOS DE APROVAÇÃO

01	Alteração das caixas de areia por caixas de inspeção antes do sistema de aproveitamento de águas pluviais e alteração da posição da ventilação do reservatório de água pluvial	Fma	15/03/23
00	Emissão inicial	IG	13/08/18
REVISÃO	DESCRIÇÃO	RESPONSÁVEL	DATA

Responsável Técnico - Ciclano de Tal
CREA: 999999-9 SC

Proprietário - Fulano de Tal
CPF: 999.999.999-99

OBRA
Edificação Unifamiliar
Rua Desterro, nº 998 - Ilha de Santa Catarina - Florianópolis, SC



TIPO DE PROJETO
PROJETO HIDROSSANITÁRIO SIMPLIFICADO

DESCRIÇÃO DA FOLHA
ESQUEMA VERTICAL DE ÁGUA PLUVIAL


FOLHA

Inscrição imobiliária: 99.99.999.9999.999-999


ESCALA	DATA	Área TOTAL	DESENHISTA
Indicada	13/08/18	220,78m²	IG

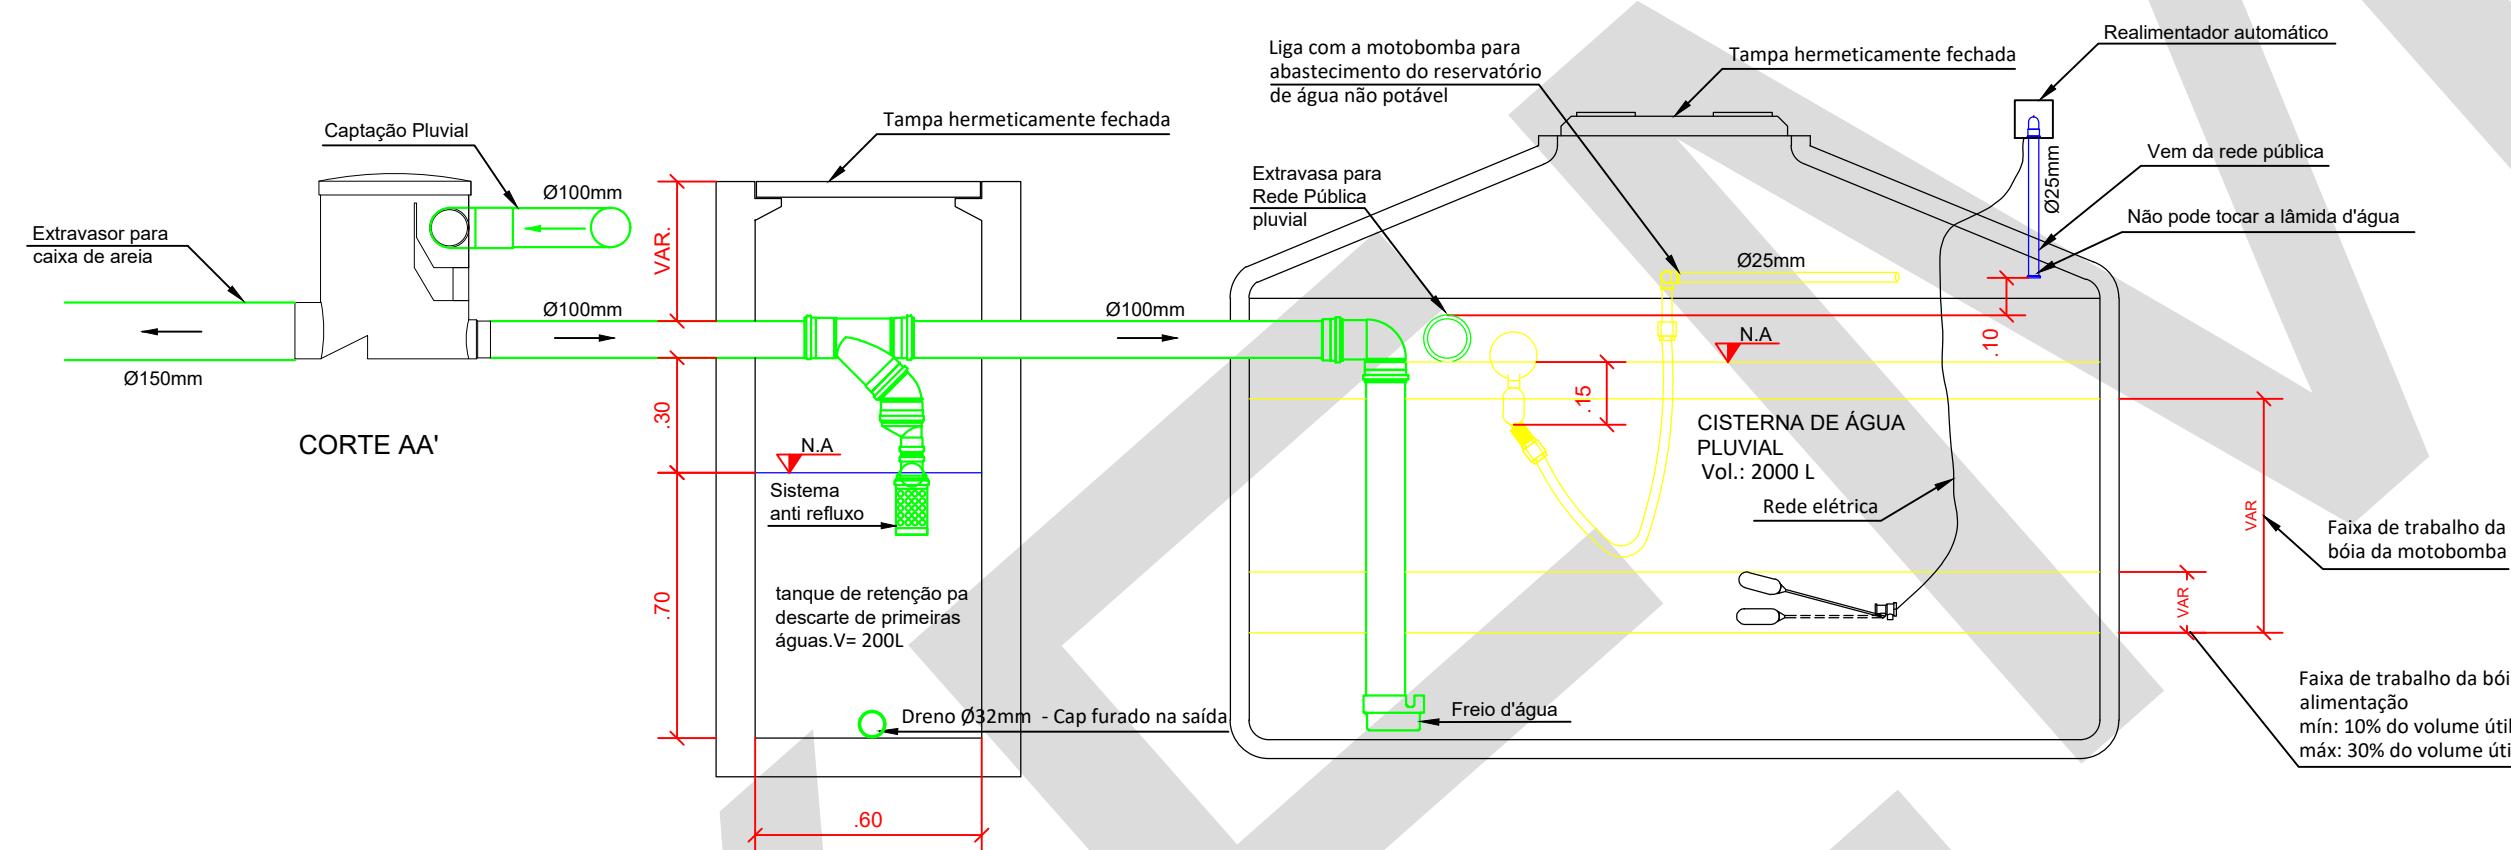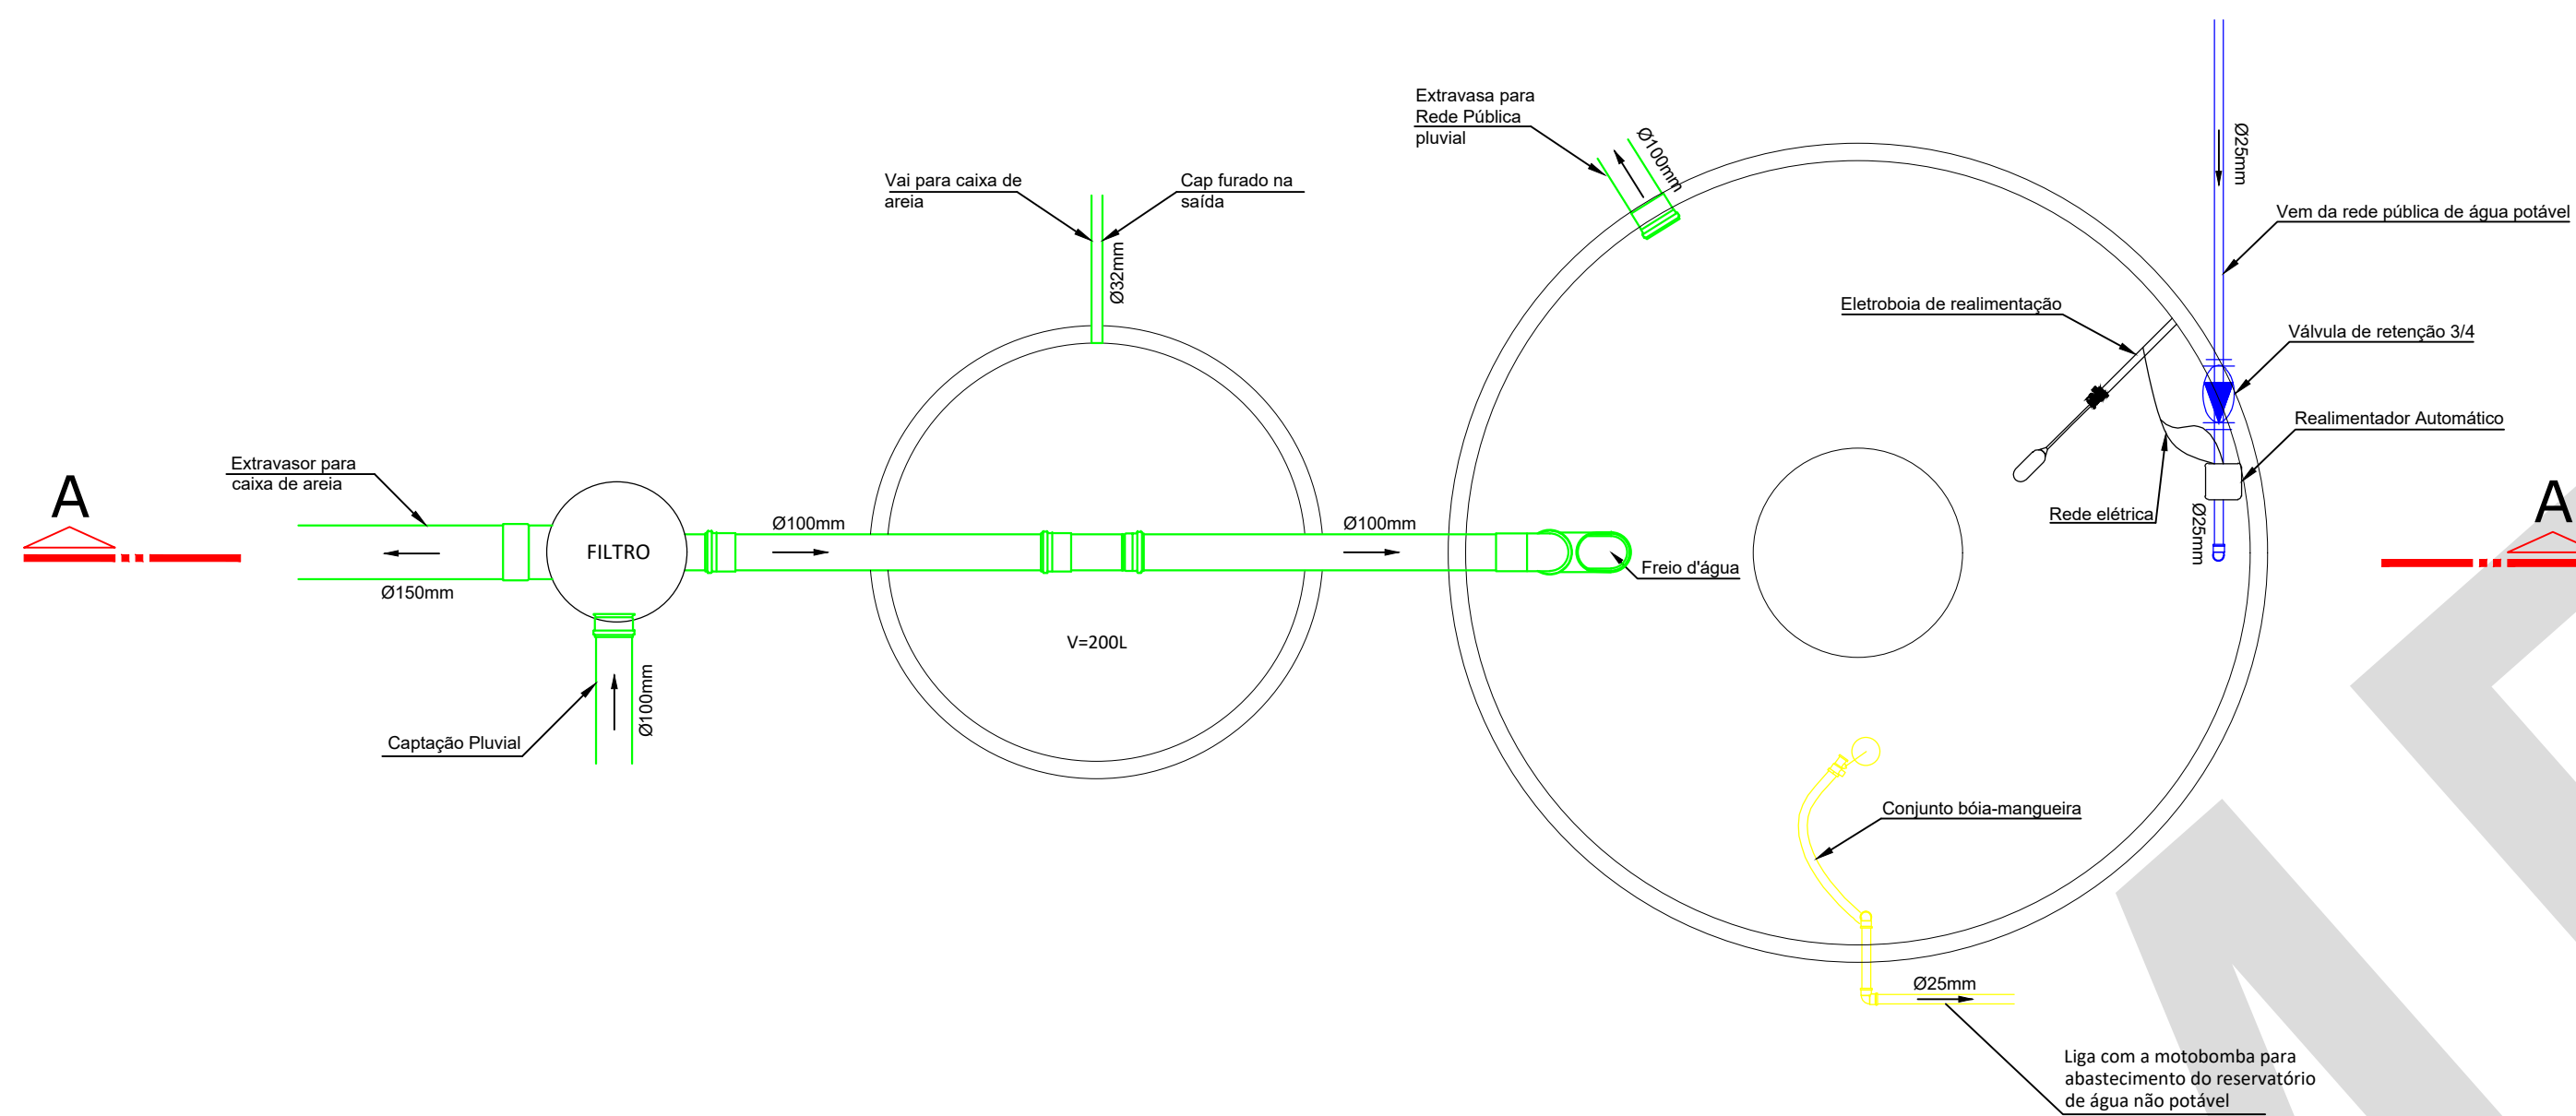


SISTEMA DE TRATAMENTO PLUVIAL
S/Escala

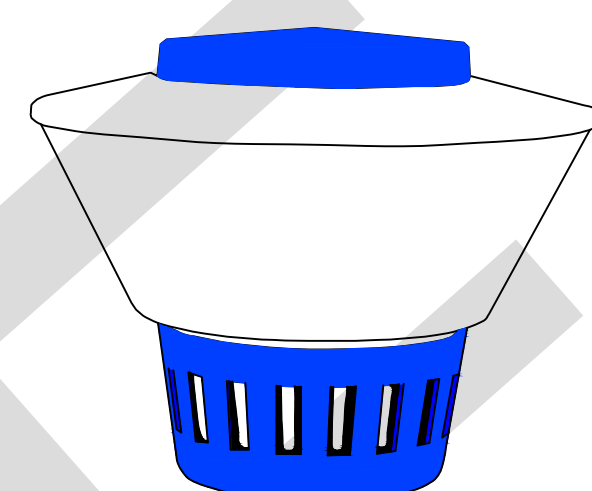


CLORADOR FLUTUANTE
S/Escala

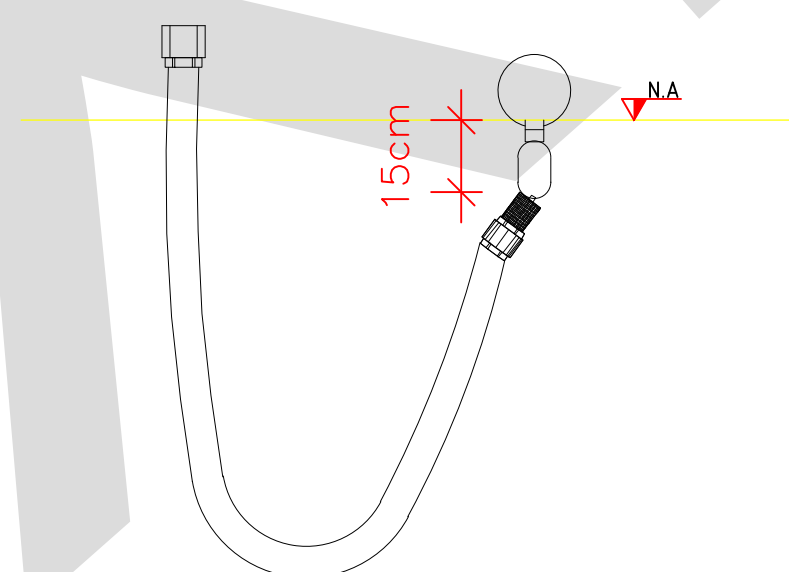


CONJUNTO BÓIA/MANGUEIRA
S/Escala

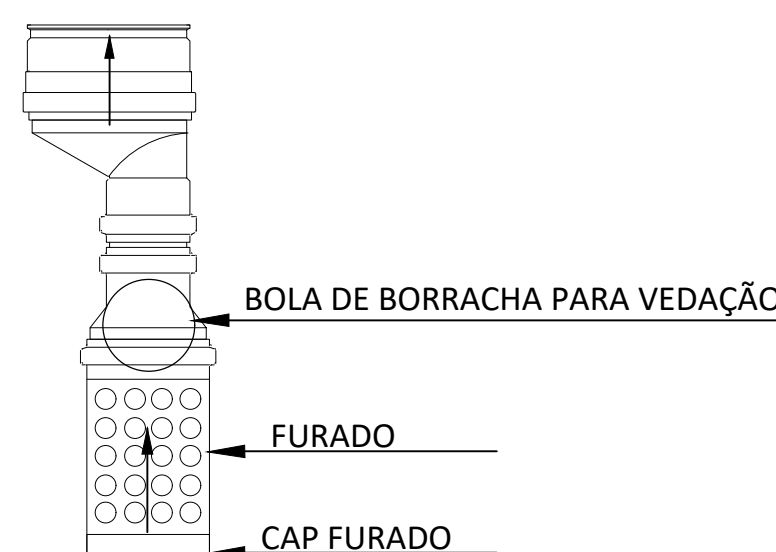


SISTEMA ANTI REFLUXO
S/Escala

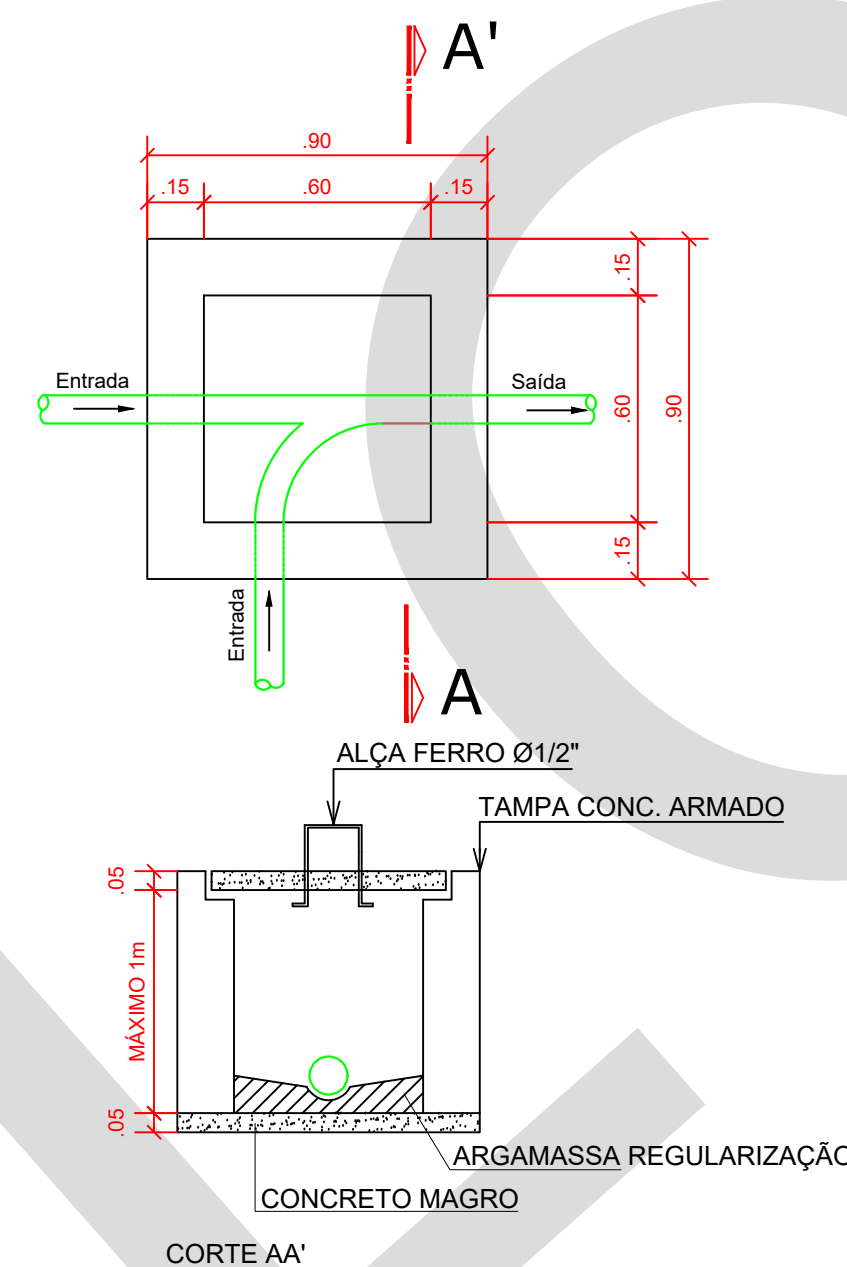


CAIXA DE AREIA
Escala 1:20

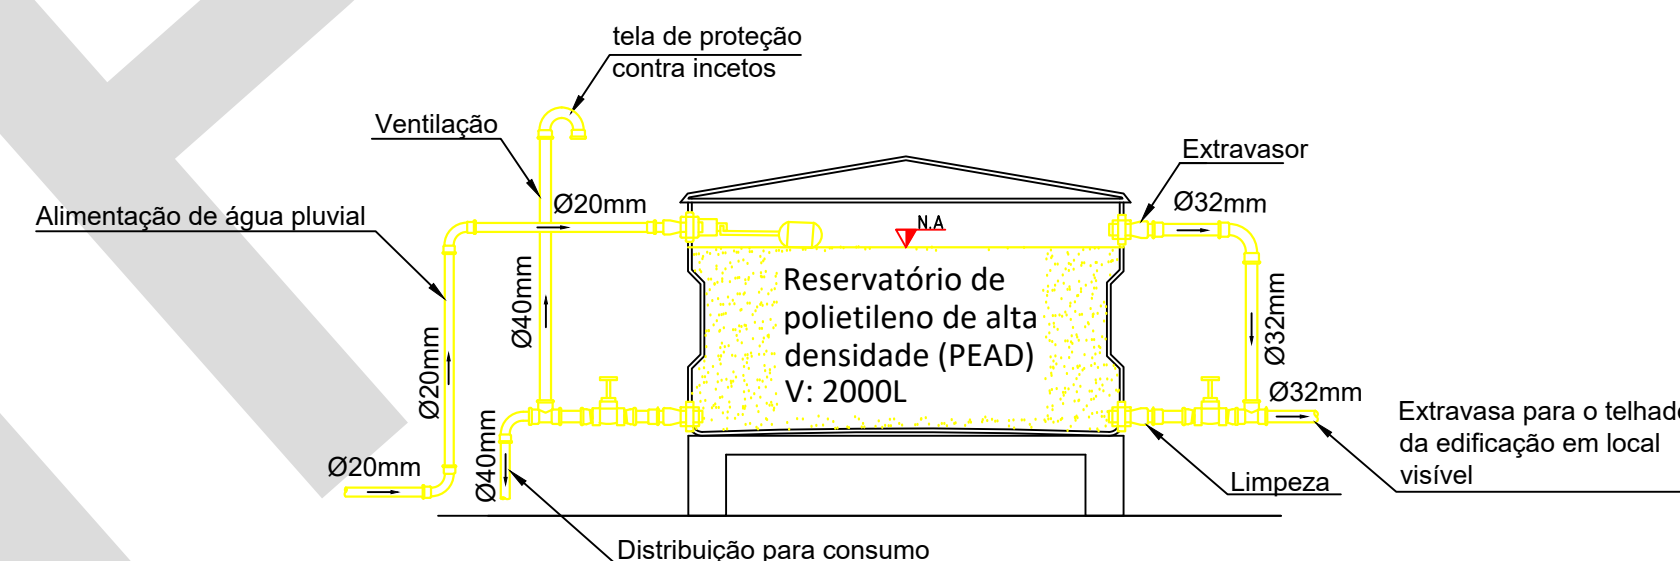

RESERVATÓRIO SUPERIOR DE ÁGUA PLUVIAL
Escala 1:20

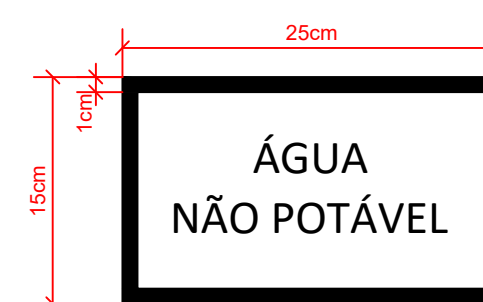


PLACA INDICATIVA DE ÁGUA NÃO POTÁVEL
Escala 1:5

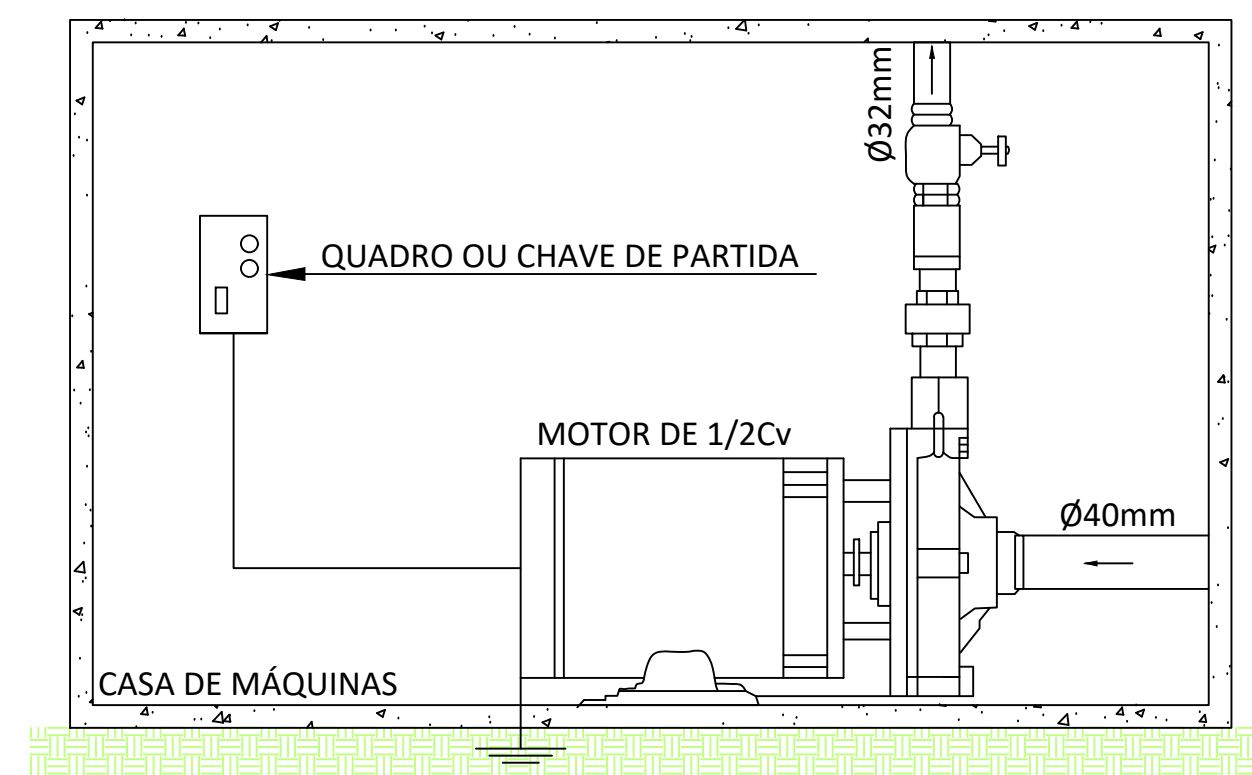


MOTOBOMBA
S/Escala


CONJUNTO MOTOBOMBA CONTENDO
UMA MOTOBOMBA PRINCIPAL E UMA
RESERVA PARA CASO DE FALHA DA
PRIMEIRA.

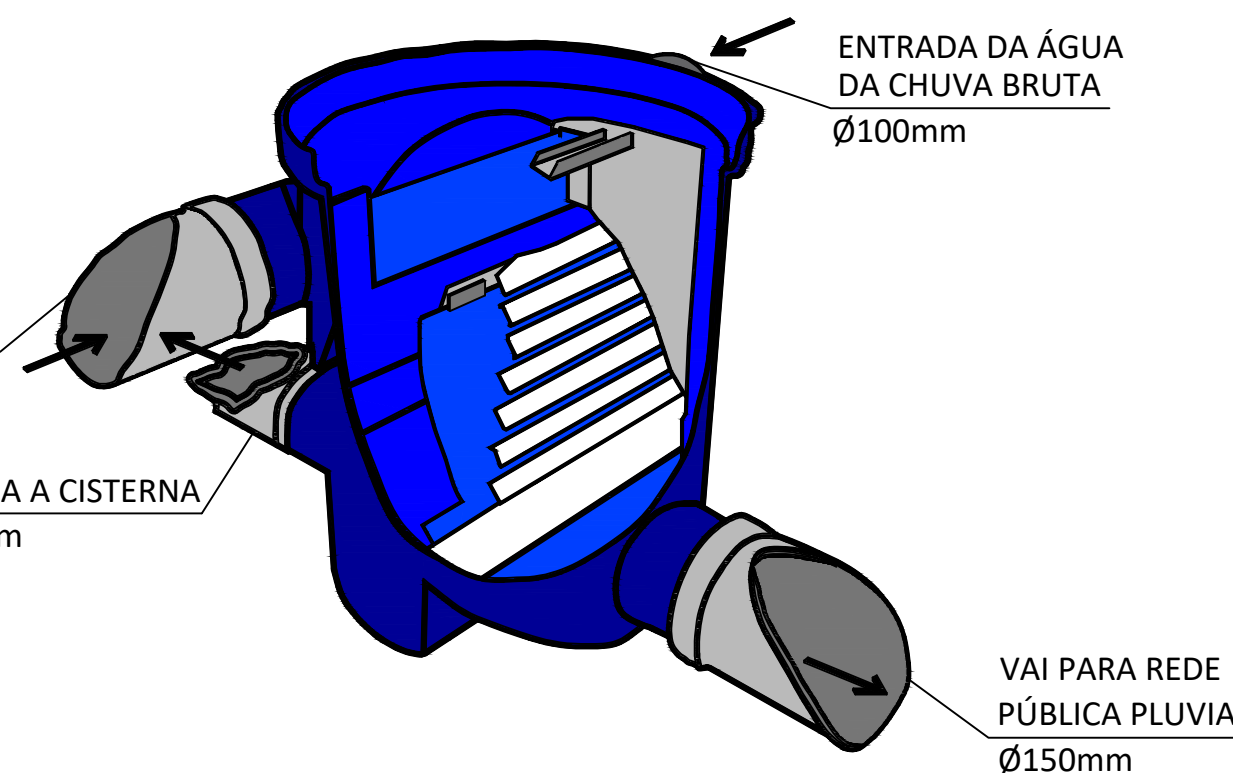

FILTRO DE DETRITOS PARA ÁREA
DE TELHADO DE NO MÁXIMO 200m²
S/escala

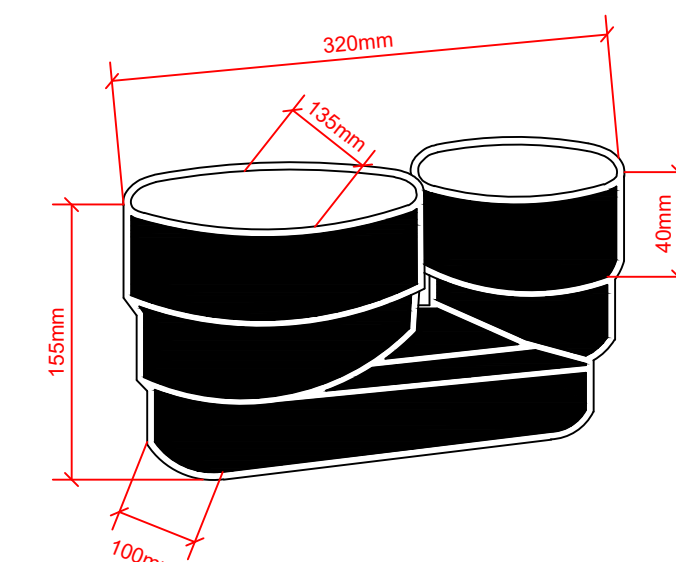

FREIO D'ÁGUA
S/escala

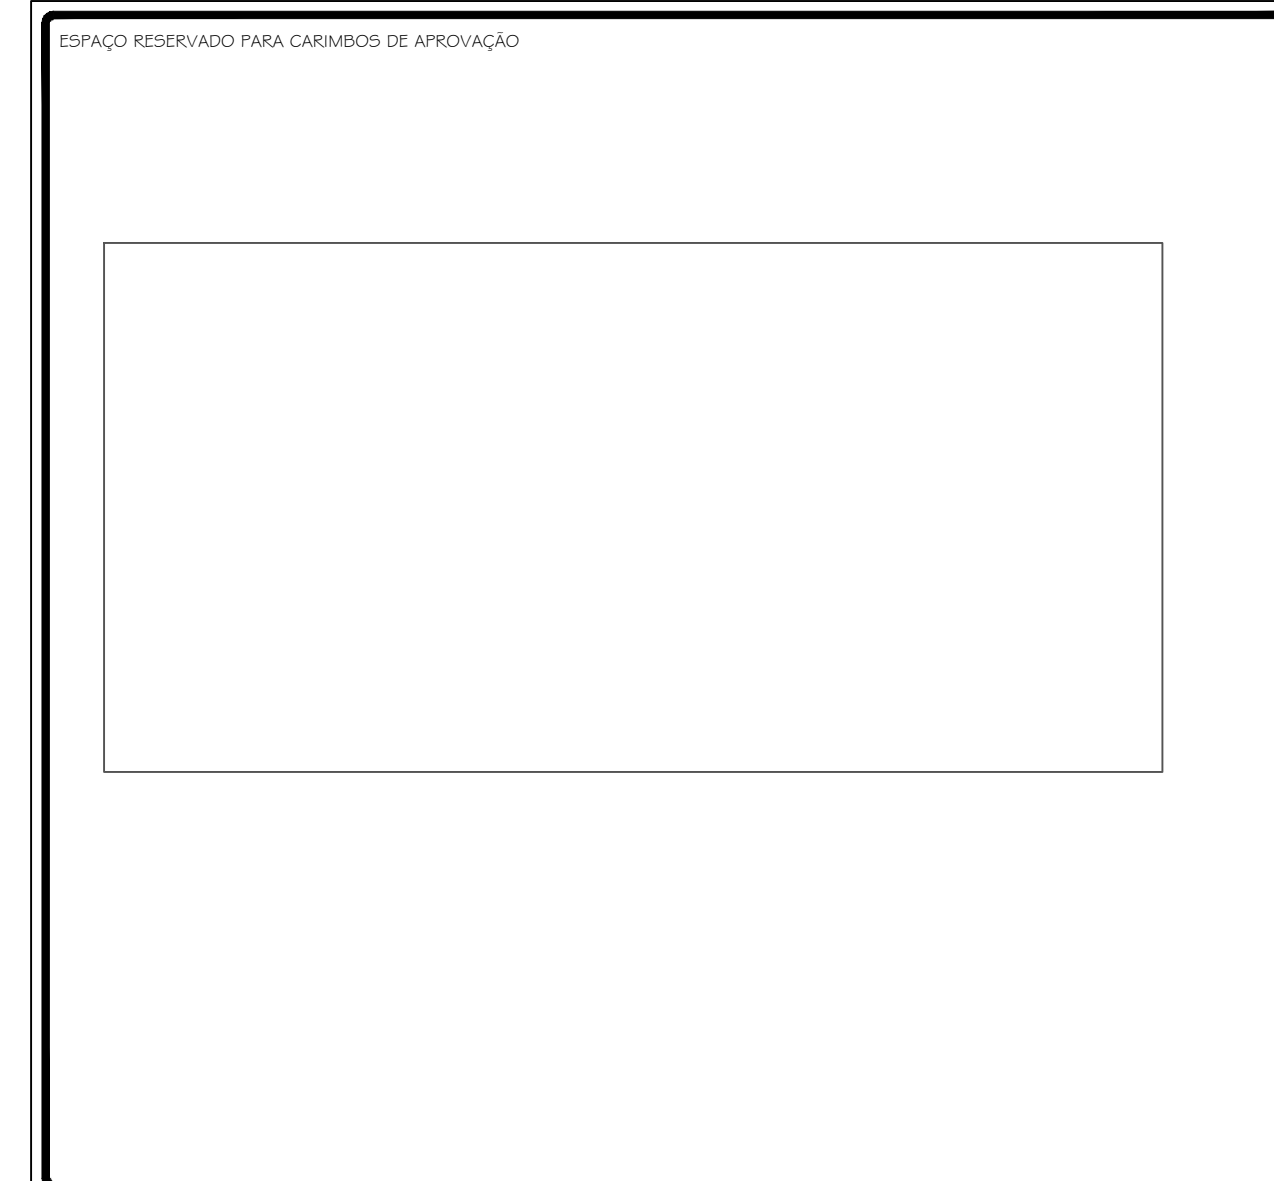

01	Substituição das caixas de arcaia por caixas de inspeção e alteração da posição da ventilação do reservatório de água pluvial	Fma	15/03/23
00	Emissão inicial	IG	13/08/18
REVISÃO	DESCRIÇÃO	RESPONSÁVEL	DATA

Responsável Técnico - Ciclano de Tal CREA: 999999-9 SC	Proprietário - Fulano de Tal CPF: 999.999.999-99
---	---

OBRA	
Edificação Unifamiliar	
Rua Destorro, nº 998 - Ilha de Santa Catarina - Florianópolis, SC	
TIPO DE PROJETO	
PROJETO HIDROSSANITÁRIO SIMPLIFICADO	
DESCRIÇÃO DA FOLHA	FOLHA
DETALHES APROVEITAMENTO DE ÁGUA PLUVIAL	
Inscrição imobiliária: 99.99.999.9999.999-999	
ESCALA	DATA
Indicada	13/08/18
ÁREA TOTAL	220,78m²
DESENHISTA	IG