

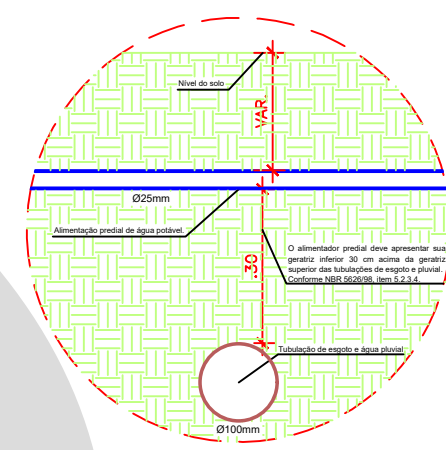


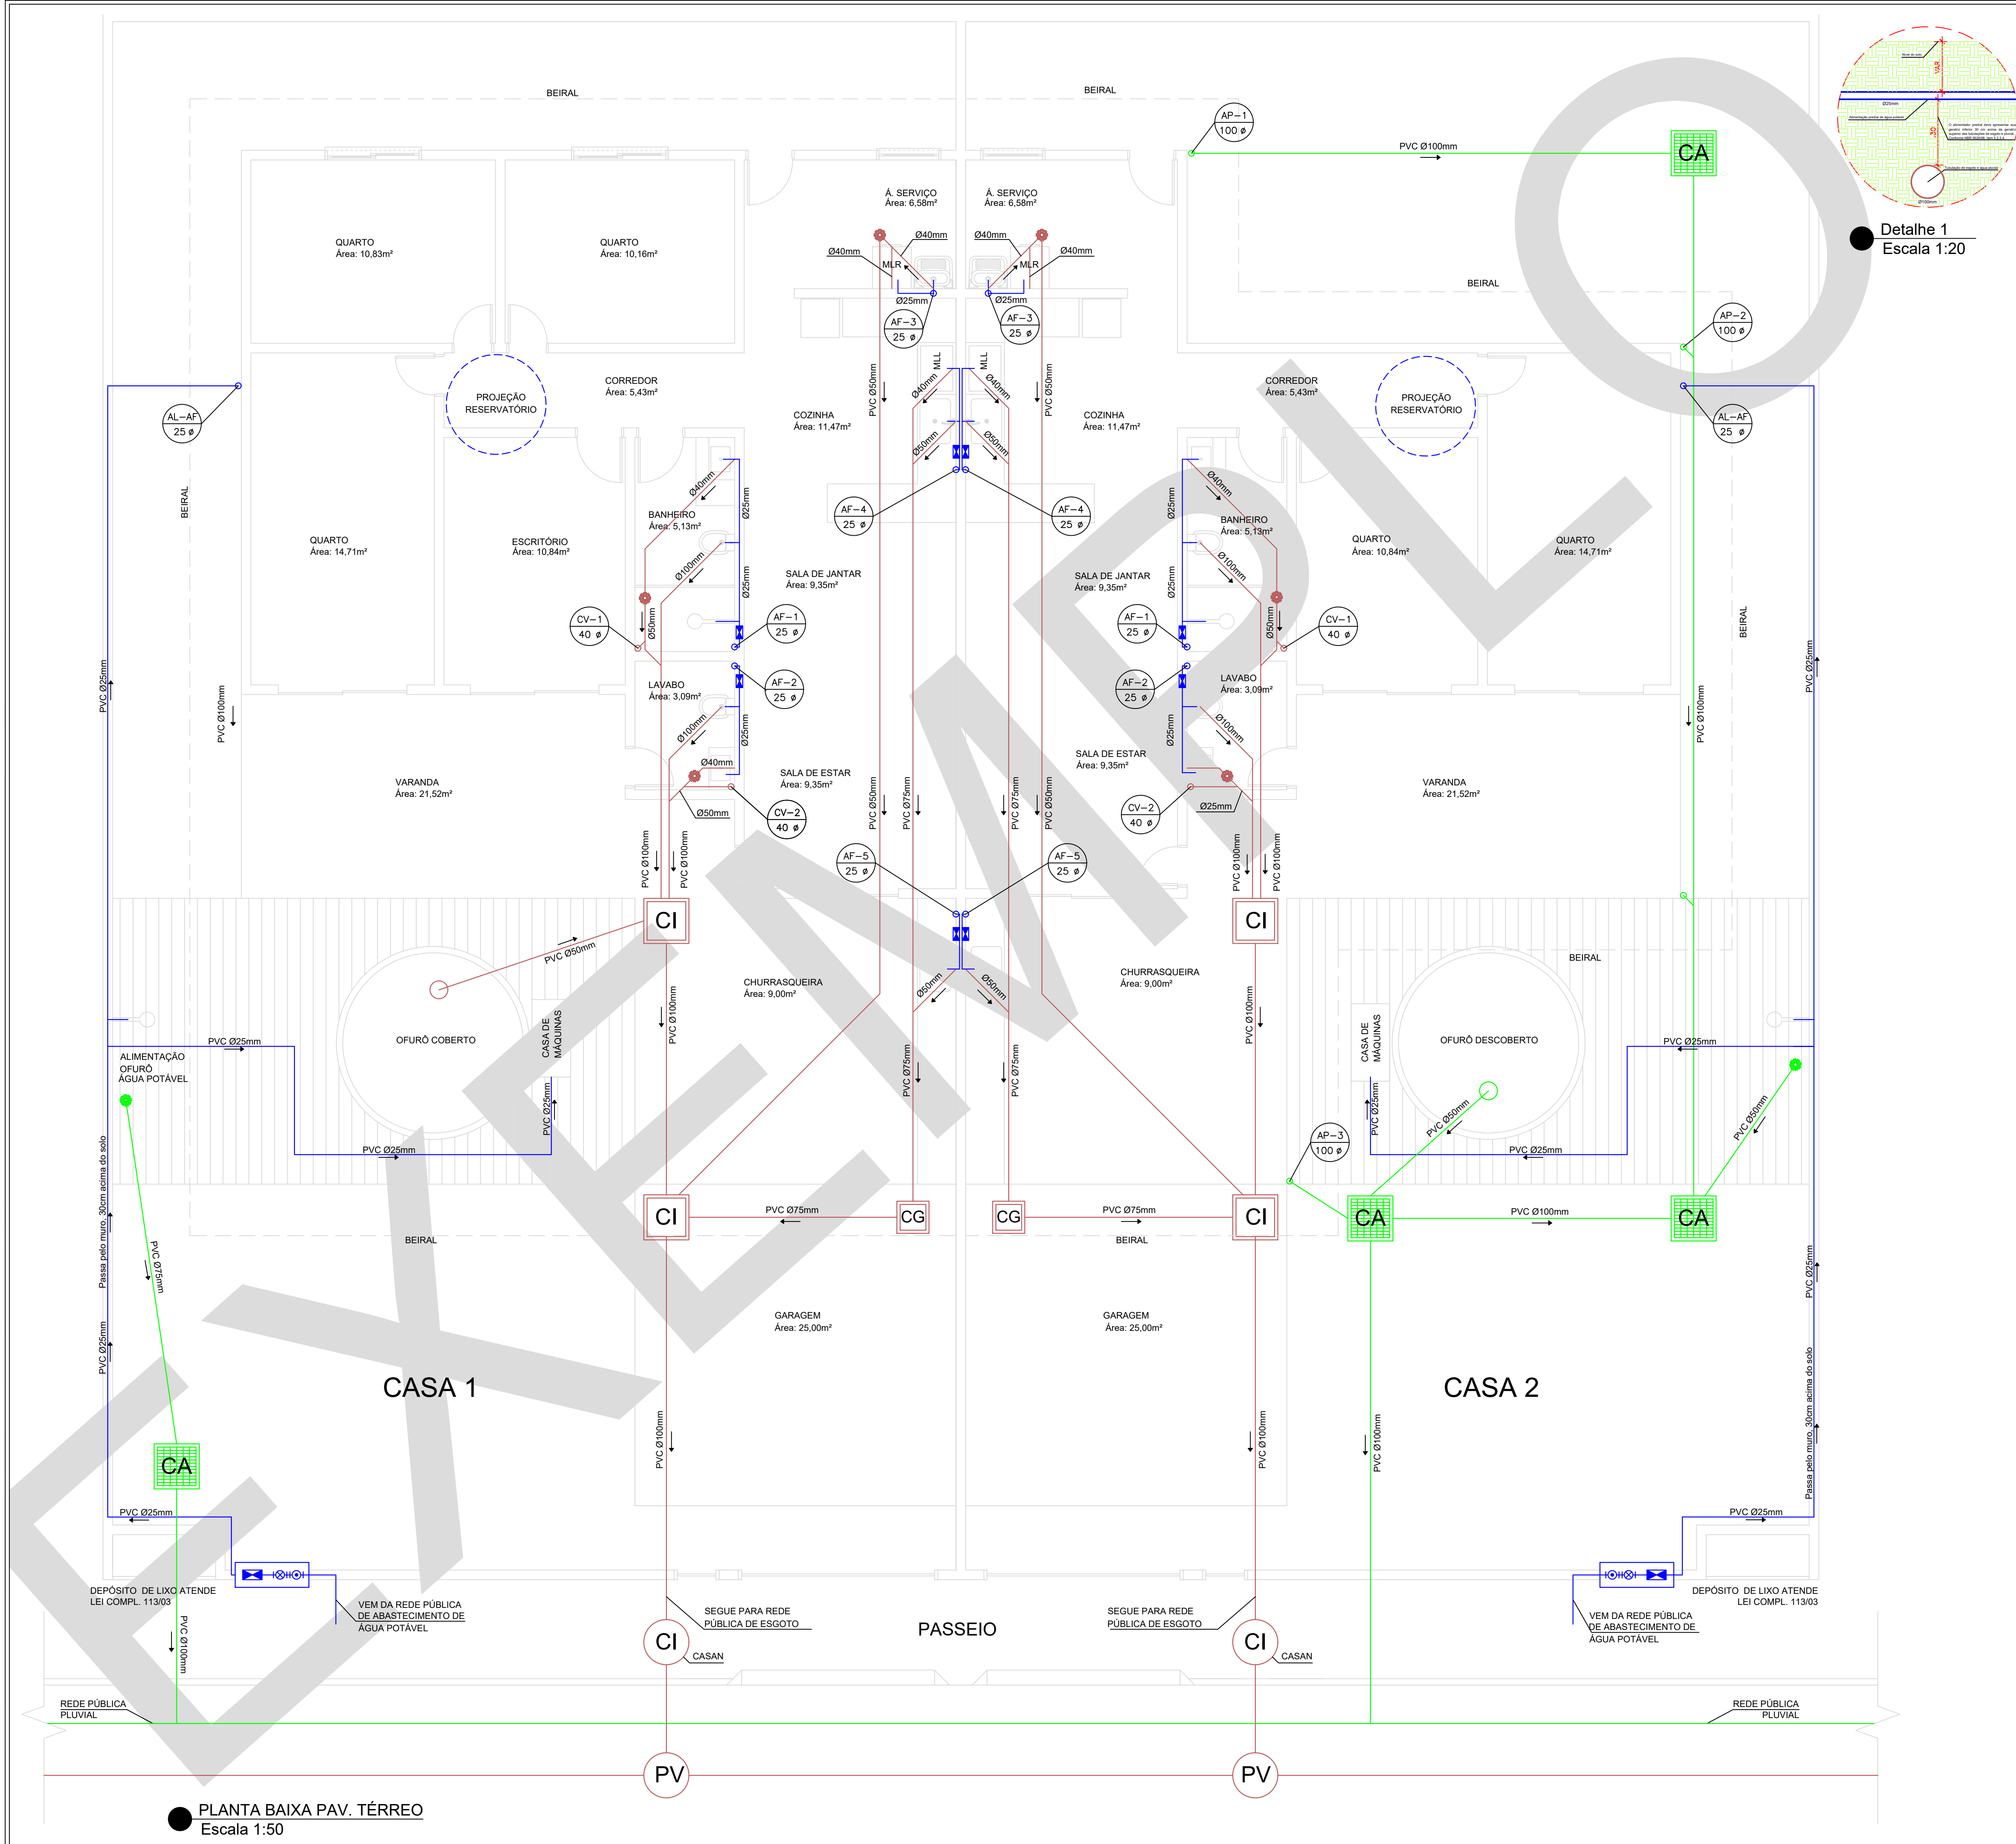

LEGENDA SIMBOLOGIA

- AF-N
Ø D COLUNA DE ÁGUA FRIA POTÁVEL
DIÂMETRO INDICADO
- CV-N
Ø D COLUNA DE VENTILAÇÃO
DIÂMETRO INDICADO
- AP-N
Ø D COLUNA DE ÁGUA PLUVIAL
DIÂMETRO INDICADO
- AL-AF
Ø D ALIMENTAÇÃO DE ÁGUA POTÁVEL
DIÂMETRO INDICADO
- ESGOTO
- TUBULAÇÃO DE ÁGUA FRIA
- TUBULAÇÃO DE ÁGUA PLUVIAL APROVEITADA
- TUBULAÇÃO DE ÁGUA PLUVIAL
- RALO SIFONADO
REDONDO - RS
- HIDRÔMETRO
- REGISTRO DE GAVETA
- CI - CAIXA DE INSPEÇÃO
- CG - CAIXA DE GORDURA
- CA - CAIXA DE AREIA
- AF - ÁGUA FRIA POTÁVEL
- AL - ALIMENTAÇÃO
- AP - ÁGUA PLUVIAL


INCLINAÇÃO DAS TUBULAÇÕES: $\geq \varnothing 100\text{mm} = 1\%$ E $\leq \varnothing 75\text{mm} = 2\%$
O alimentador predial de água potável deverá ficar acima da geratriz superior das tubulações de esgoto e água pluvial em no mínimo 30cm (pontos de cruzamento).

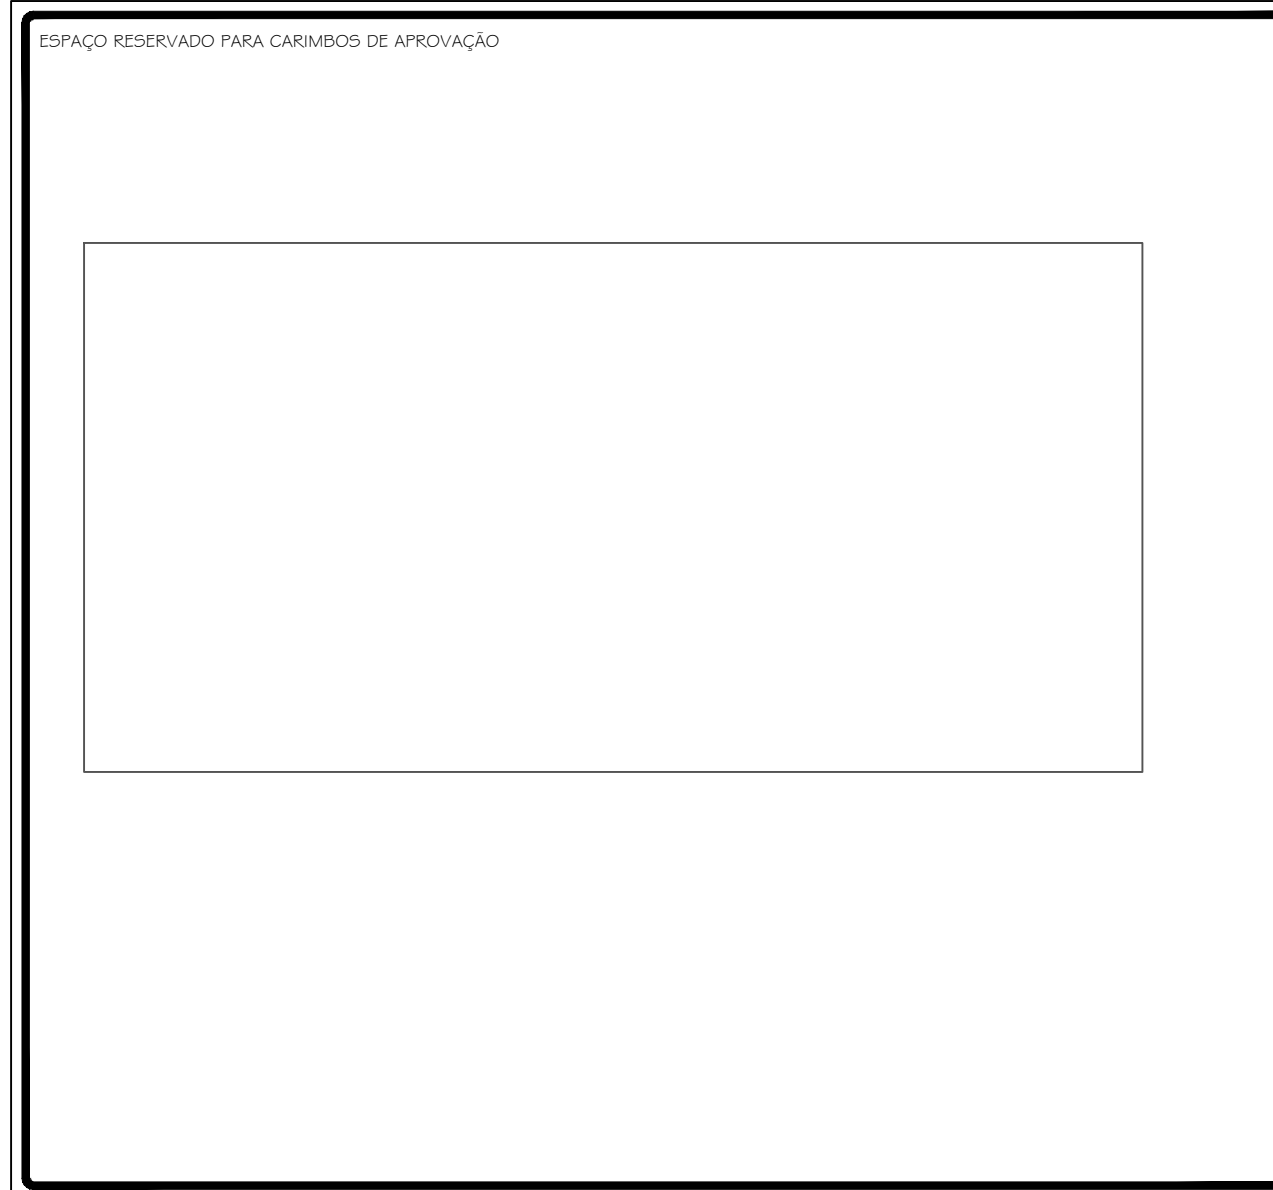


01	Alteração da locação das caixas de areia da Casa 1 para compatibilização com o sistema de aproveitamento, inclusão da nota abaixo da legenda e indicação no ramal alimentador de água retirada do ramal predial de água da parede do depósito de resíduos sólidos e detalhe 1	Fma	15/03/23
00	Emissão inicial	IG	16/08/18
REVISÃO	DESCRIÇÃO	RESPONSÁVEL	DATA

Responsável Técnico - Ciclano de Tal CREA: 999999-9 SC	Proprietário - Fulano de Tal CPF: 999.999.999-99
---	---



OBRA				FOLHA
Edificação Unifamiliar Geminada				
Rua Desterro, nº 999 - Ilha de Santa Catarina - Florianópolis, SC				
TIPO DE PROJETO				
PROJETO HIDROSSANITÁRIO SIMPLIFICADO				1/4
DESCRIÇÃO DA FOLHA				
PLANTA BAIXA PAV. TÉRREO				
Inscrição imobiliária: 99.99.999.9999.999-999				
ESCALA	DATA	Área TOTAL CASA 1	DESIGNISTA	
Indicada	16/08/18	215,52m²	IG	
		192,52m²		

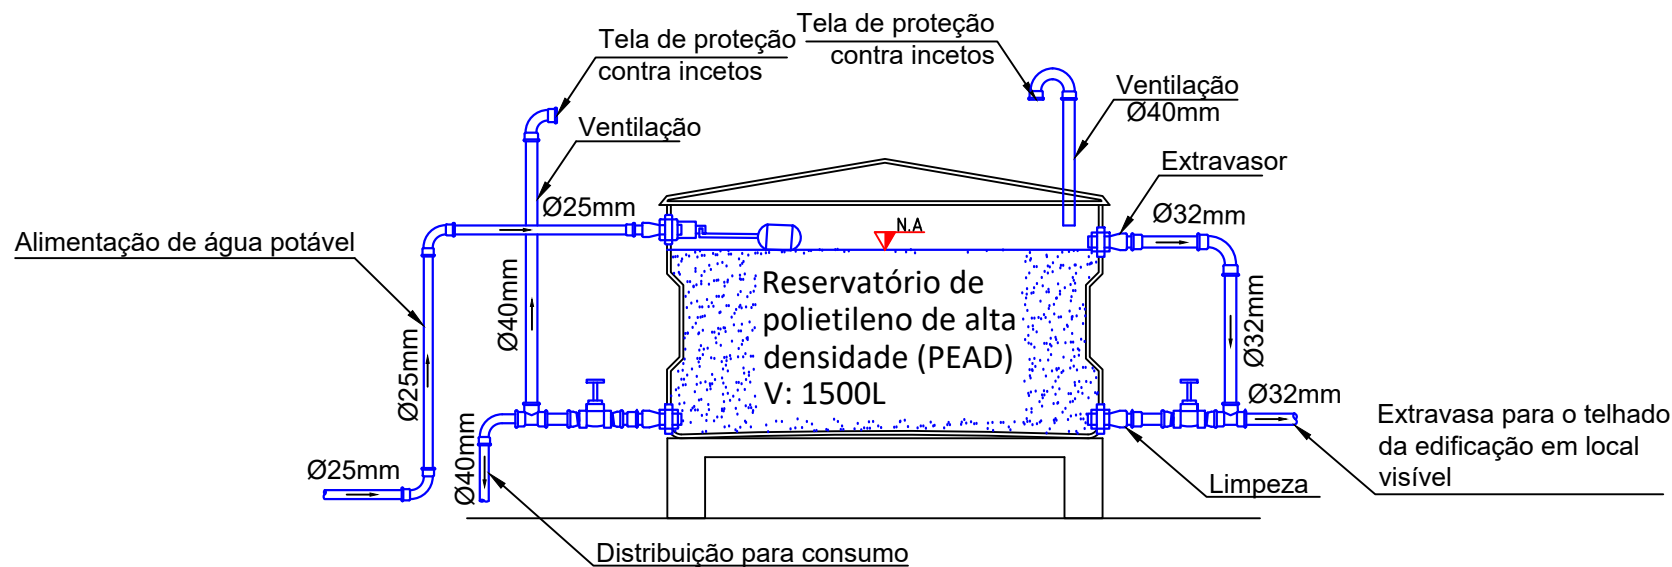



● **RESERVATÓRIO SUPERIOR - CASA 1**
Escala 1:20

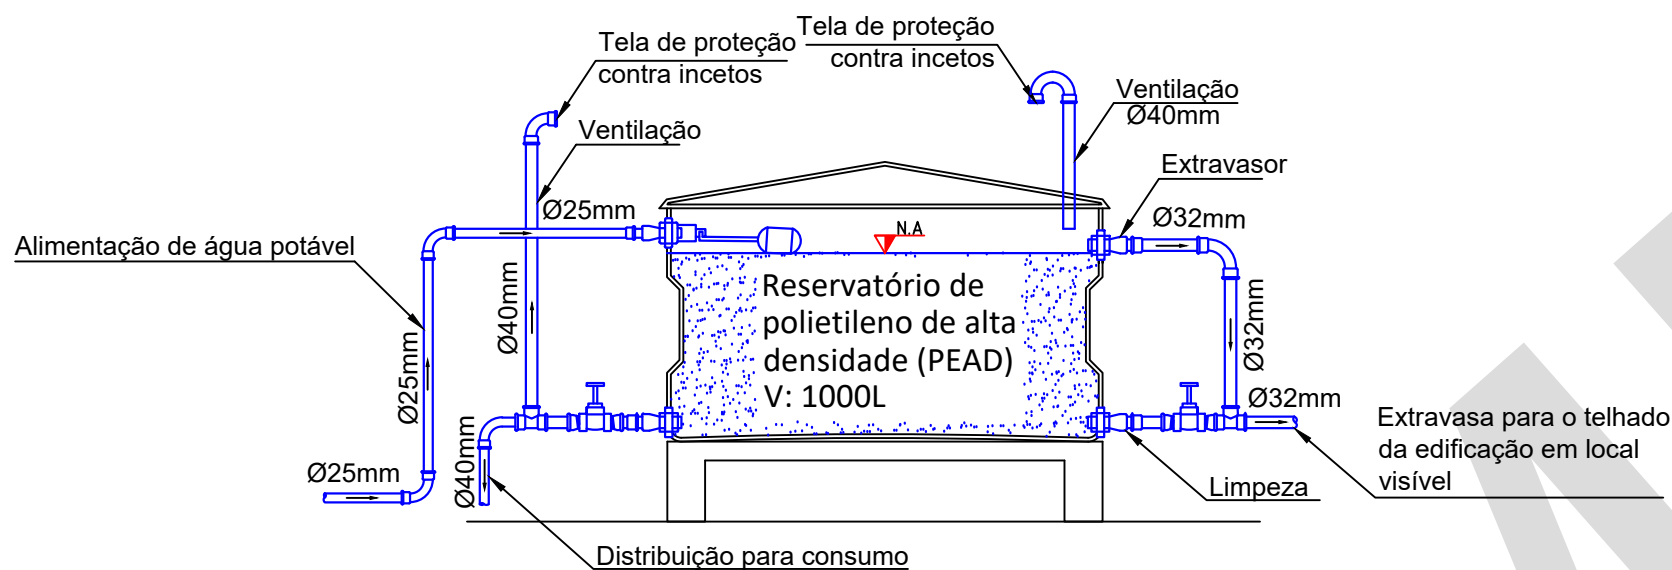

● **RESERVATÓRIO SUPERIOR - CASA 2**
Escala 1:20

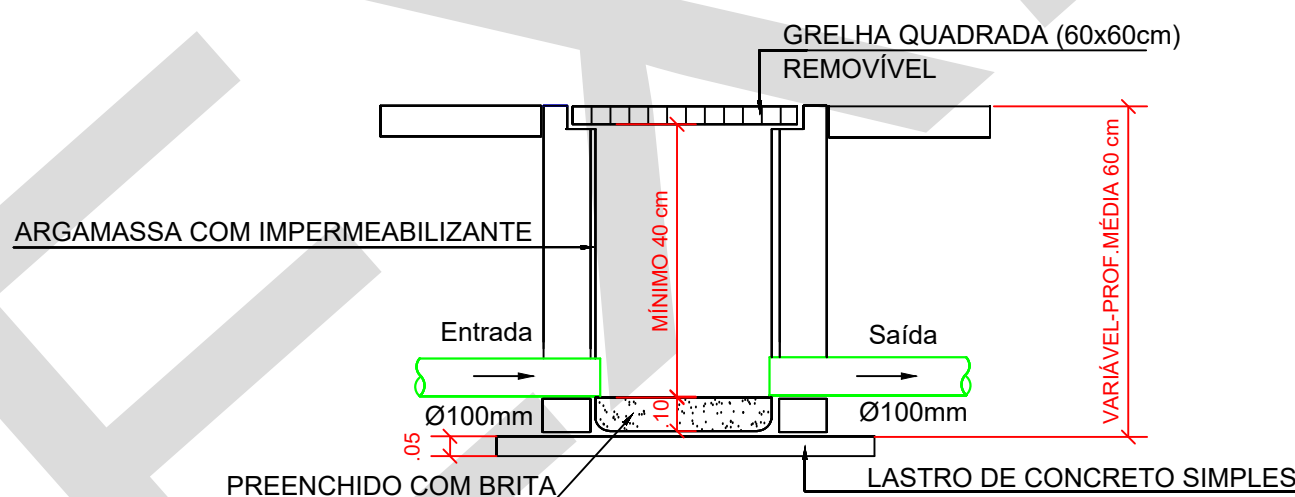
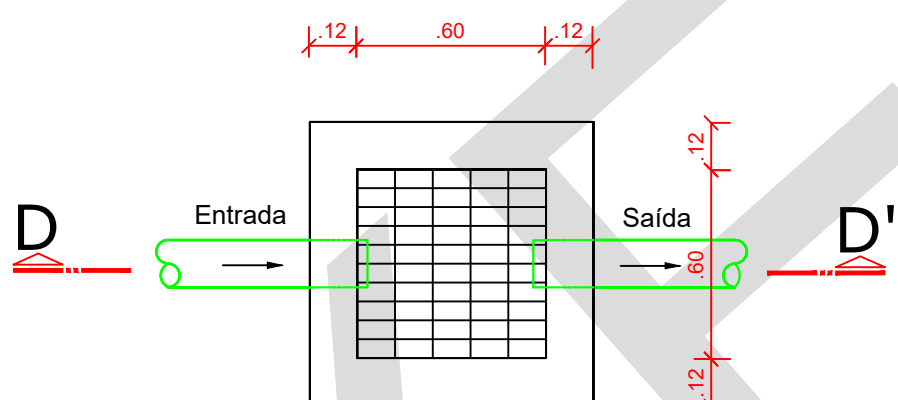


● **CAIXA DE AREIA (DRENAGEM)**
Escala 1:20

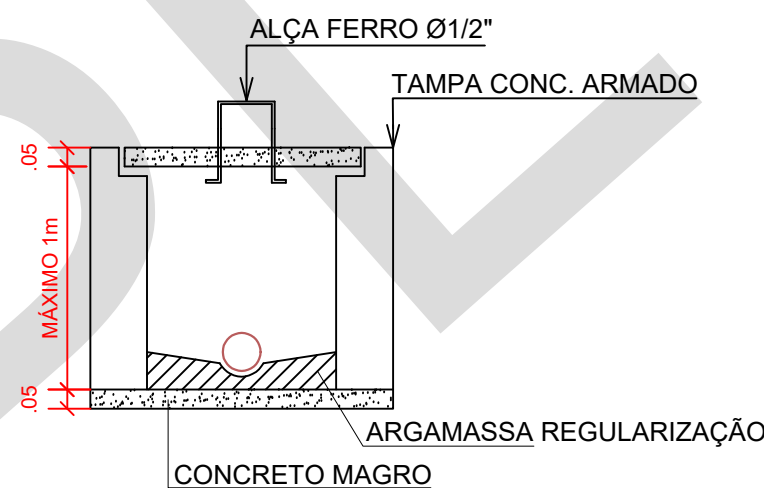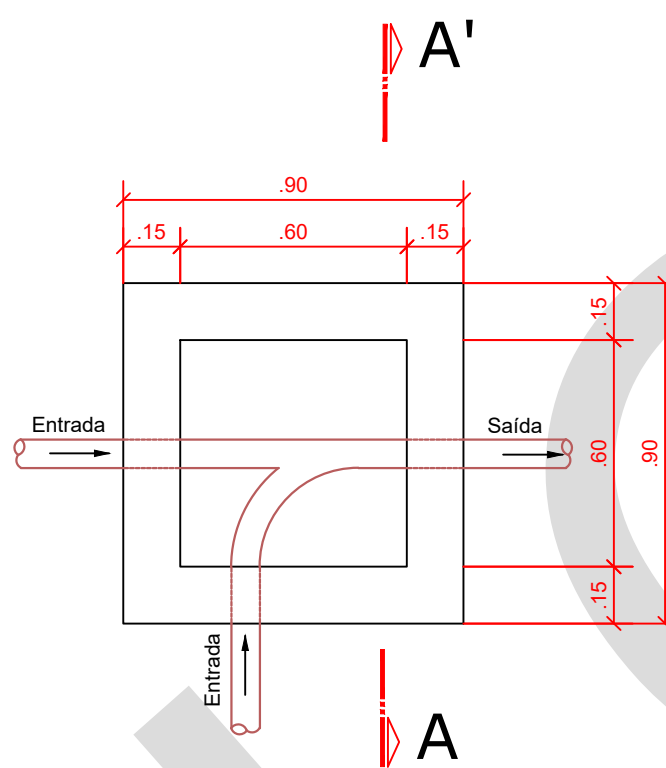

CORTE AA'

● **CAIXA DE INSPEÇÃO**
Escala 1:20

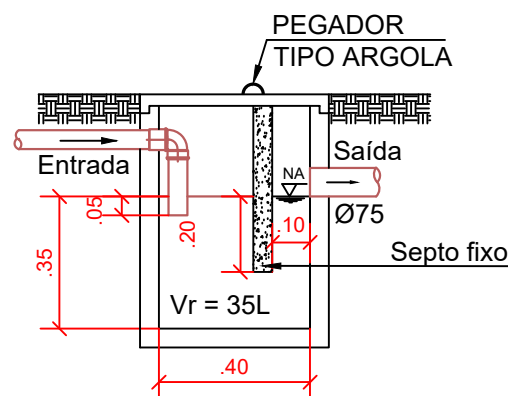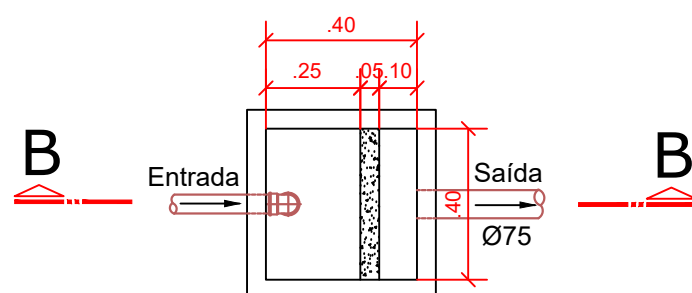

CORTE BB'

● **CAIXA DE GORDURA**
Escala 1:20

ESPAÇO RESERVADO PARA CARIMBOS DE APROVAÇÃO

REVISÃO	DESCRIÇÃO	RESPONSÁVEL	DATA
01	Indicação de brita no fundo da caixa de areia e locação da ventilação do reservatório	Fma	15/03/23
00	Emissão inicial	IG	16/08/18

Responsável Técnico - Ciclano de Tal
CREA: 999999-9 SC

Proprietário - Fulano de Tal
CPF: 999.999.999-99

OBRA
Edificação Unifamiliar Geminada
Rua Desterro, nº 999 - Ilha de Santa Catarina - Florianópolis, SC

TIPO DE PROJETO
PROJETO HIDROSSANITÁRIO SIMPLIFICADO


DESCRIÇÃO DA FOLHA
DETALHES DE ÁGUA POTÁVEL
DETALHES DE ESGOTO
DETALHES DE DRENAGEM PLUVIAL

FOLHA

2/4

Inscrição imobiliária: 99.99.999.9999.999-999

ESCALA	DATA	Área TOTAL CASA 1	Área TOTAL CASA 2	DESENHISTA
Indicada	16/08/18	215,52m²	192,52m²	IG

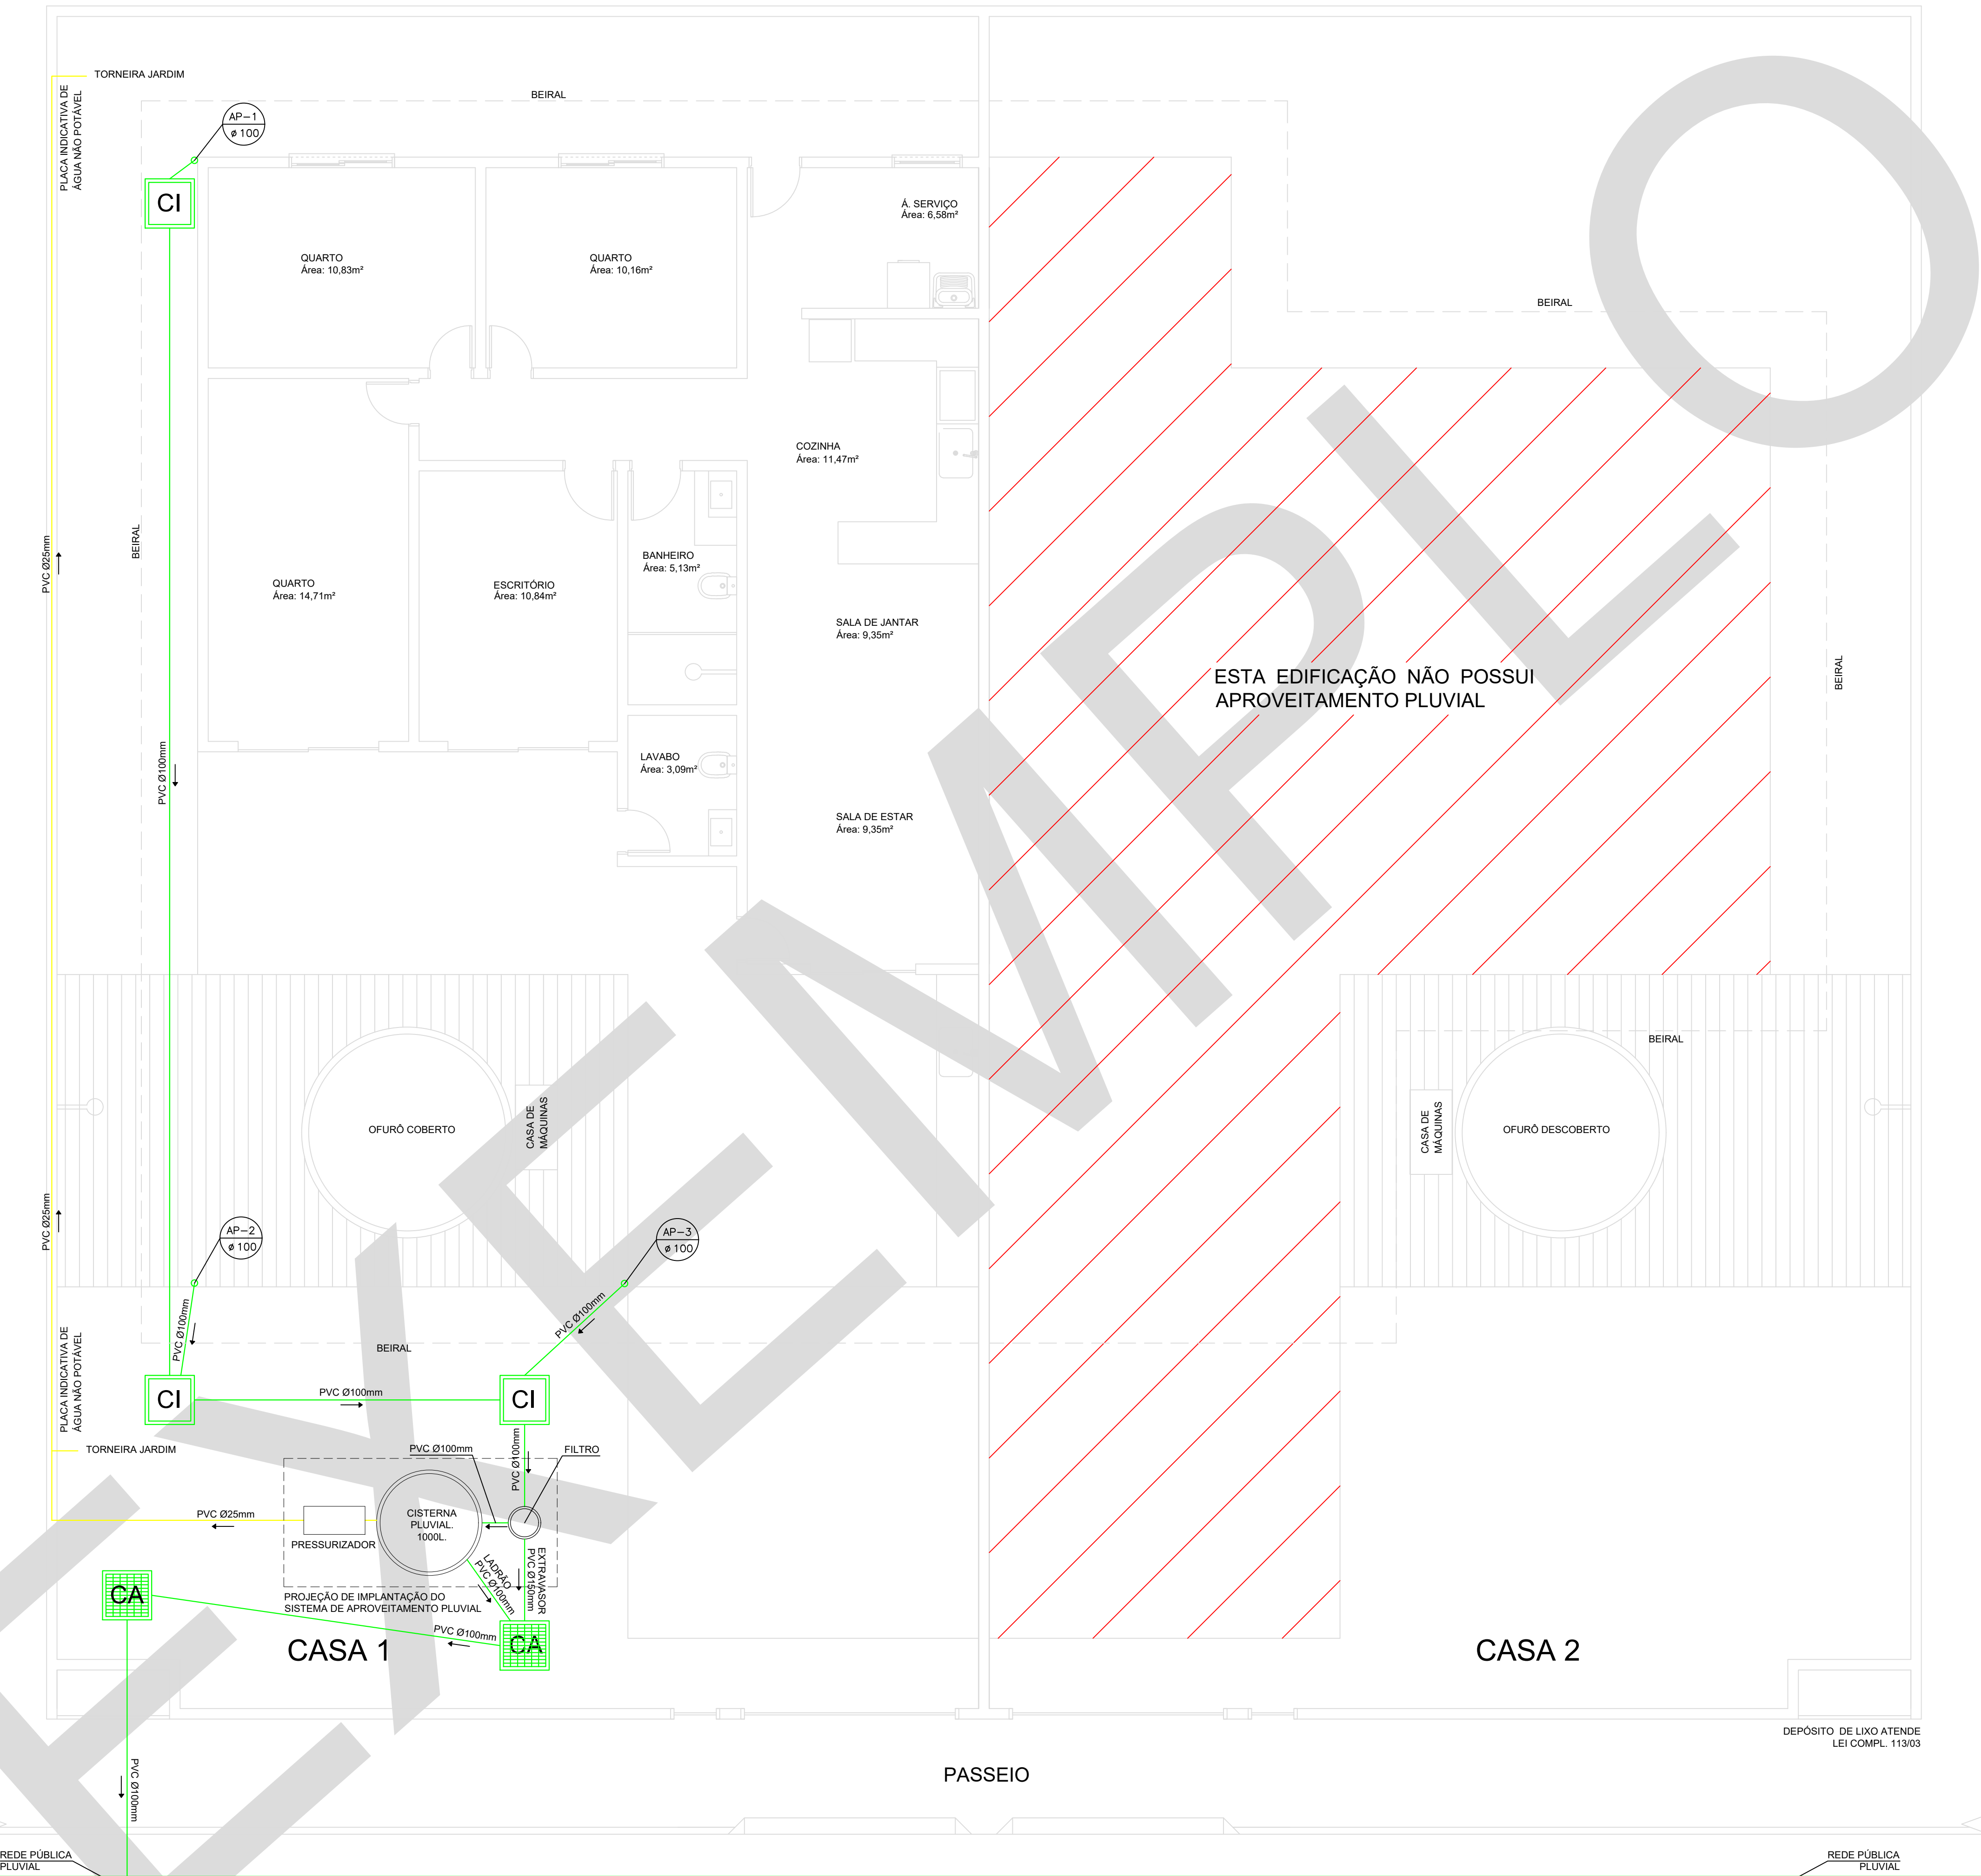

PLANTA BAIXA PAV. TÉRREO - APROVEITAMENTO DE ÁGUA PLUVIAL
Escala 1:50

LEGENDA SIMBOLOGIA

- AF-N**
Ø D COLUNA DE ÁGUA FRIA POTÁVEL
DIÂMETRO INDICADO
- CV-N**
Ø D COLUNA DE VENTILAÇÃO
DIÂMETRO INDICADO
- AP-N**
Ø D COLUNA DE ÁGUA PLUVIAL
DIÂMETRO INDICADO
- AL-AF**
Ø D ALIMENTAÇÃO DE ÁGUA POTÁVEL
DIÂMETRO INDICADO
- ESGOTO
- TUBULAÇÃO DE ÁGUA FRIA
- TUBULAÇÃO DE ÁGUA PLUVIAL APROVEITADA
- TUBULAÇÃO DE ÁGUA PLUVIAL
- RALO SIFONADO
REDONDO - RS
- HIDRÔMETRO
- REGISTRO DE GAVETA
- CI - CAIXA DE INSPEÇÃO
- CG - CAIXA DE GORDURA
- CA - CAIXA DE AREIA
- AF - ÁGUA FRIA POTÁVEL
- AL - ALIMENTAÇÃO
- AP - ÁGUA PLUVIAL

INCLINAÇÃO DAS TUBULAÇÕES: $\geq \varnothing 100\text{mm} = 1\%$ E $\leq \varnothing 75\text{mm} = 2\%$
O alimentador predial de água potável deverá ficar acima da geratriz superior das tubulações de esgoto e água pluvial em no mínimo 30cm (pontos de cruzamento).

ESPAÇO RESERVADO PARA CARIMBOS DE APROVAÇÃO

01	Inclusão de uma caixa de inspeção próxima à descida AP-1, direção da coluna AP-2 e alteração da locação das caixas de areia	Fma	15/03/23
00	Emissão inicial	IG	16/08/18
REVISÃO	DESCRIÇÃO	RESPONSÁVEL	DATA

Responsável Técnico - Ciclano de Tal
CREA: 999999-9 SC

Proprietário - Fulano de Tal
CPF: 999.999.999-99

OBRA
Edificação Unifamiliar Geminada
Rua Desterro, nº 999 - Ilha de Santa Catarina - Florianópolis, SC



TIPO DE PROJETO
PROJETO HIDROSSANITÁRIO SIMPLIFICADO

DESCRIÇÃO DA FOLHA
PLANTA BAIXA PAV. TÉRREO - APROVEITAMENTO DE ÁGUA PLUVIAL - CASA 1


FOLHA
3/4

Inscrição imobiliária: 99.99.999.9999.999-999


ESCALA	DATA	Área TOTAL CASA 1	Área TOTAL CASA 2	DESENHISTA
Indicada	16/08/18	215,52m²	192,52m²	IG

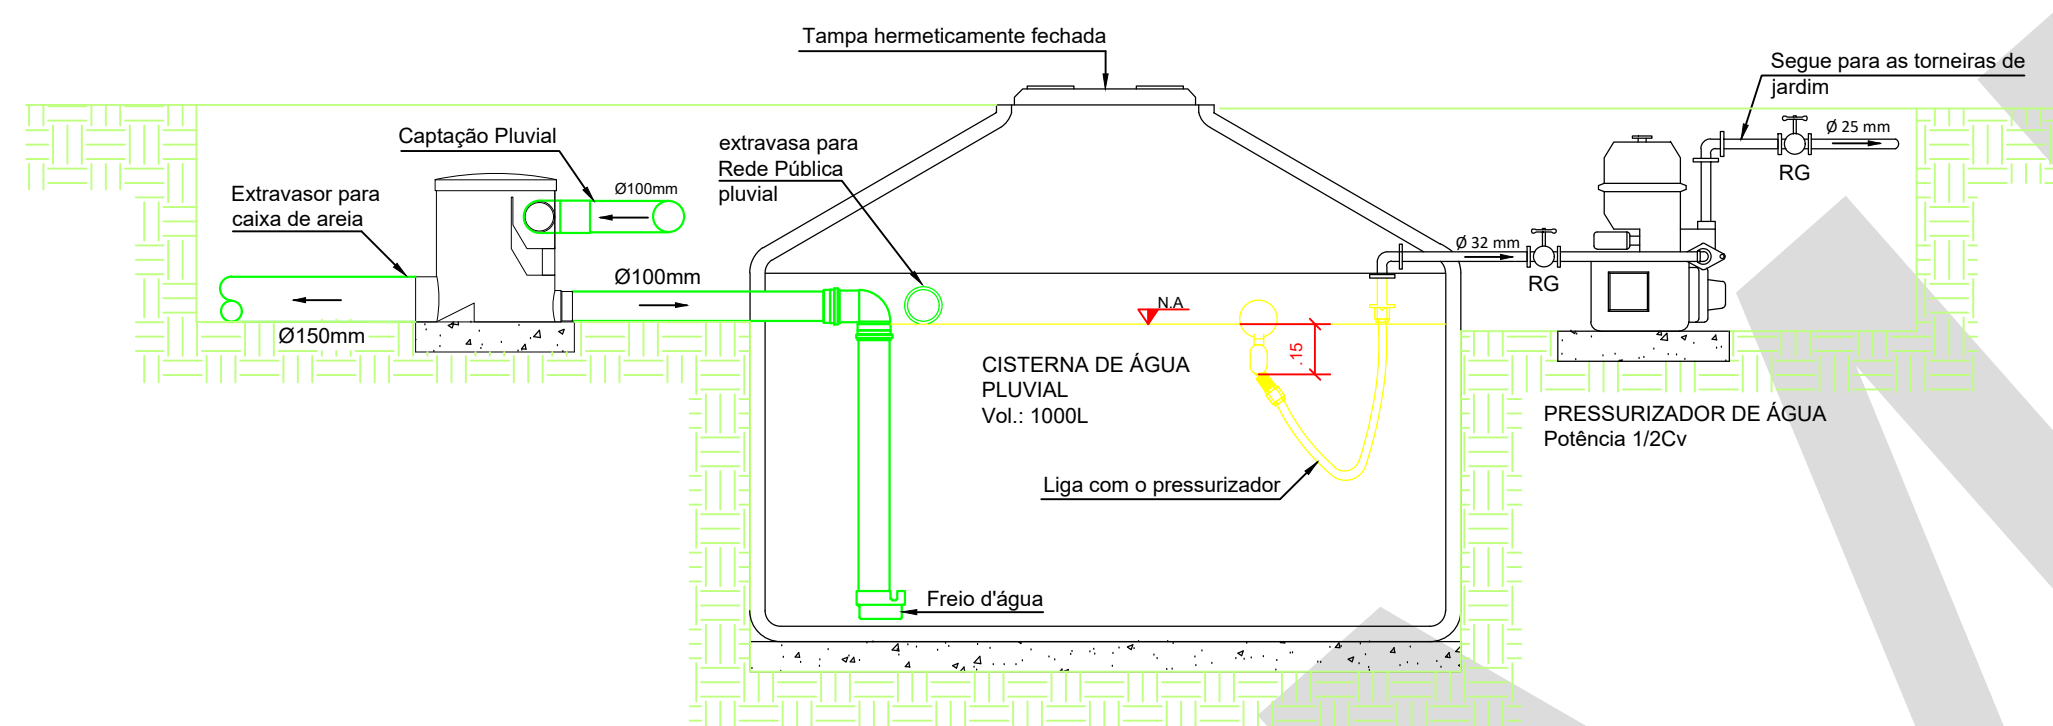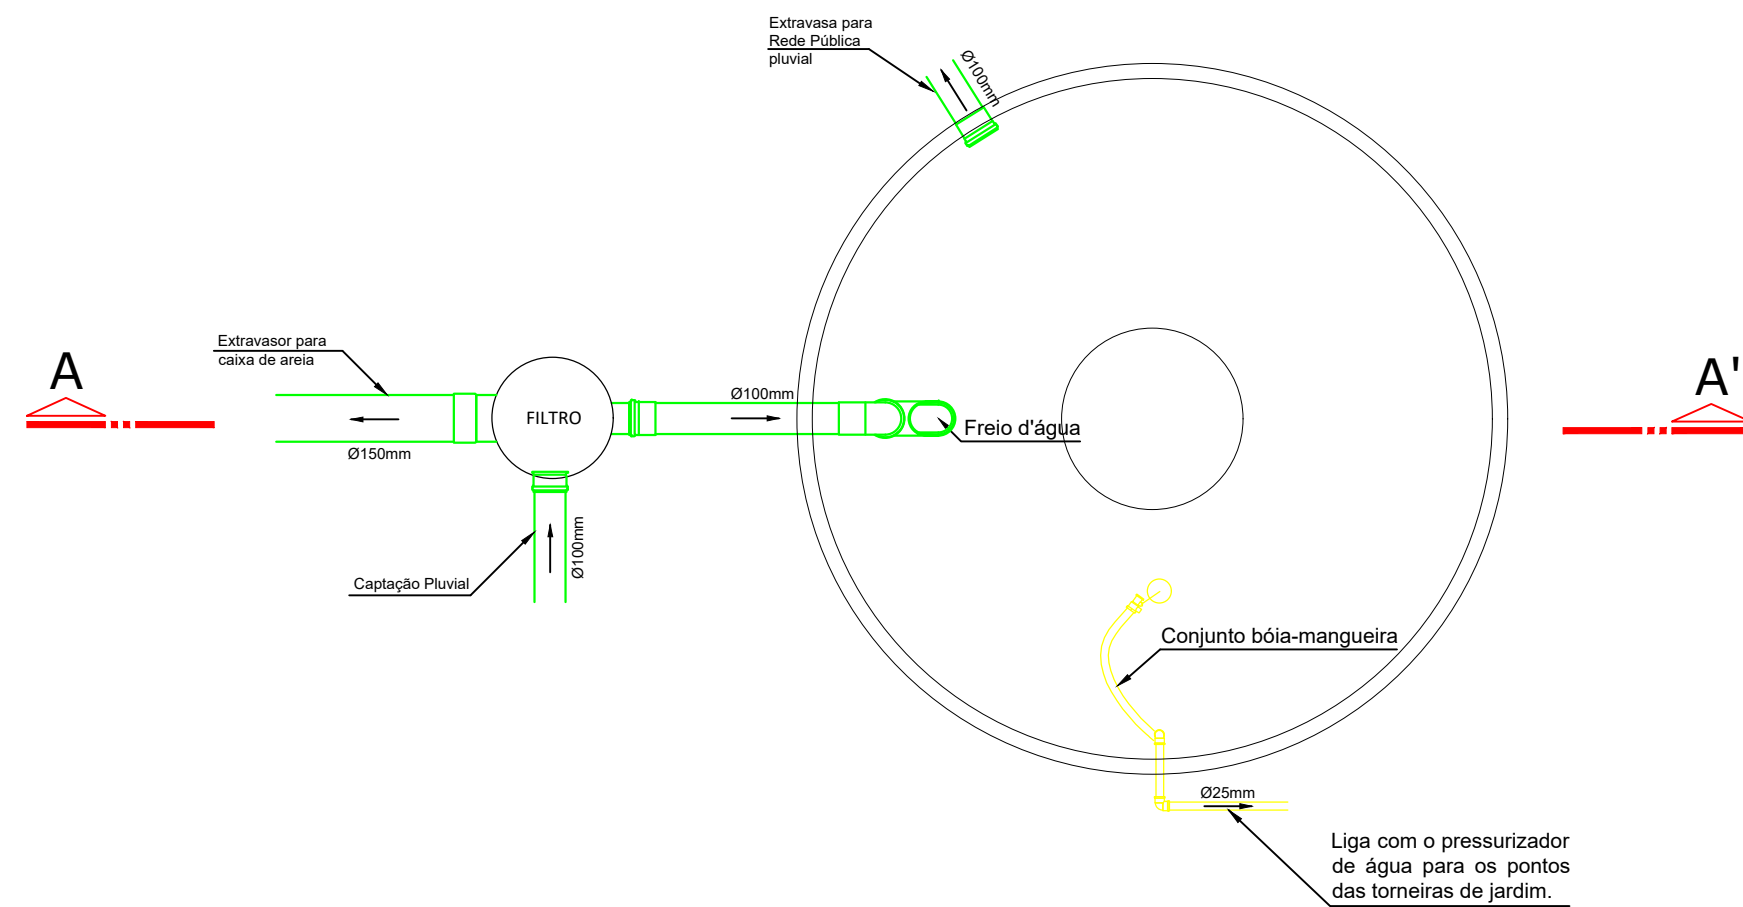


SISTEMA DE TRATAMENTO PLUVIAL/ CISTERNA
S/escala

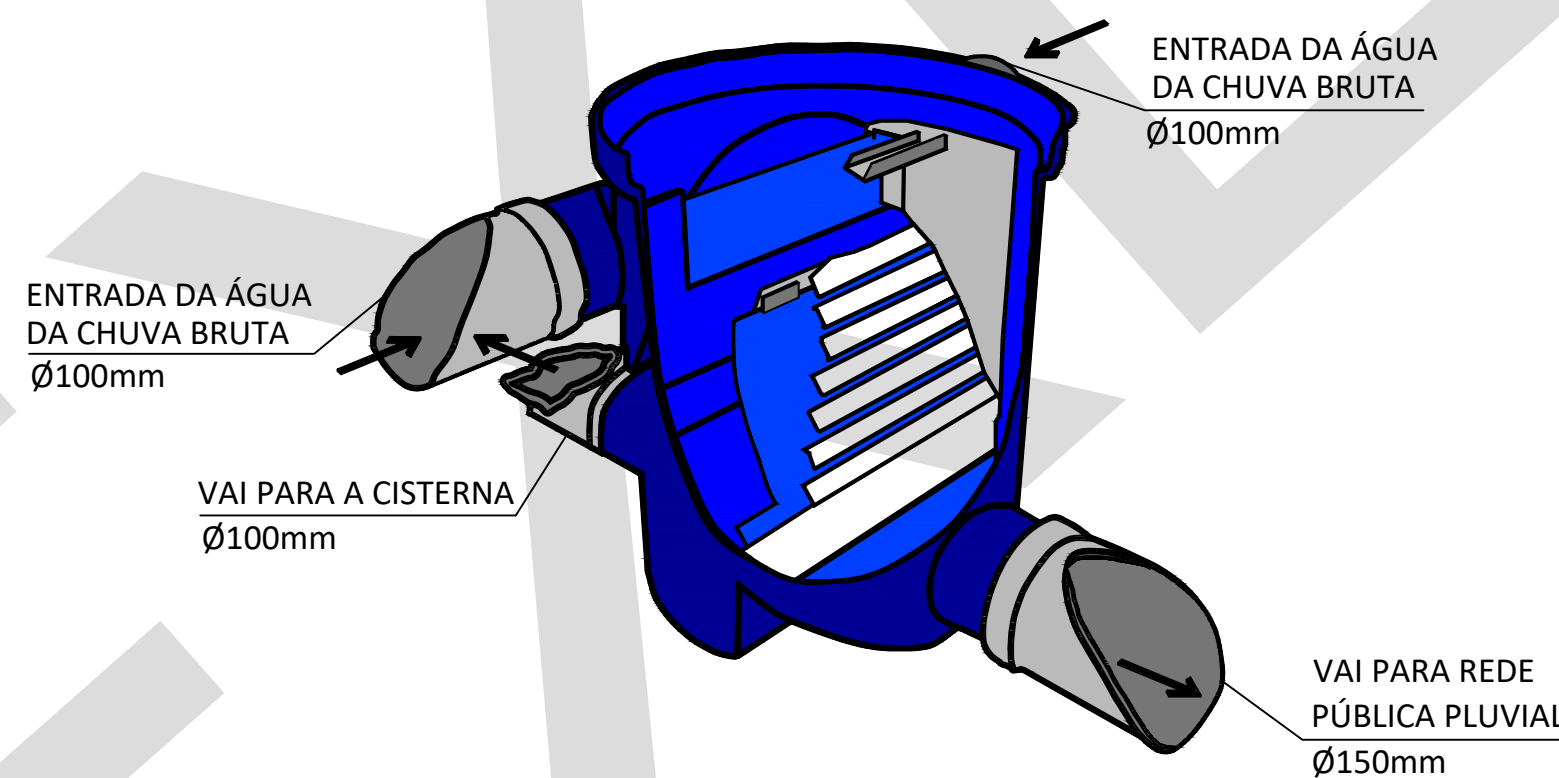


FILTRO DE DETRITOS PARA ÁREA
DE TELHADO DE NO MÁXIMO 200m²
S/escala

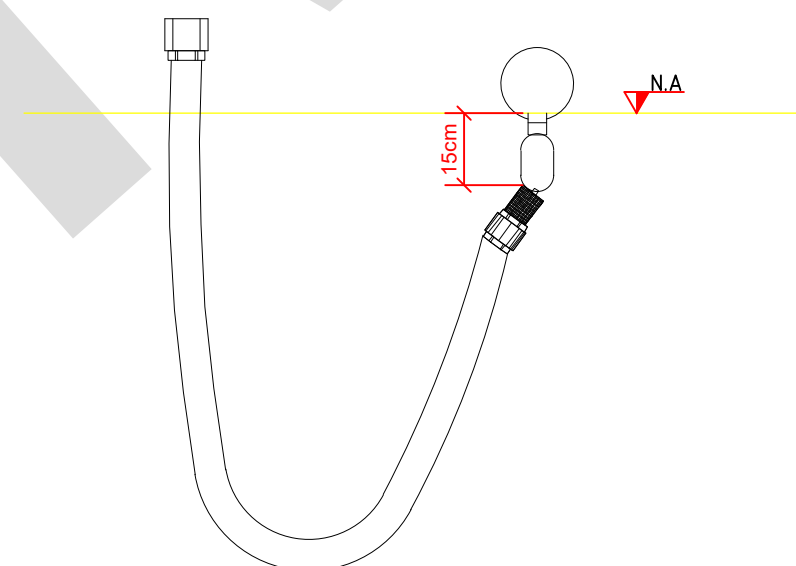

CONJUNTO BÓIA/MANGUEIRA
S/escala

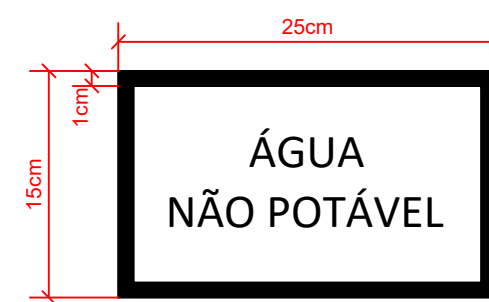


PLACA INDICATIVA DE ÁGUA NÃO POTÁVEL
Escala 1:5

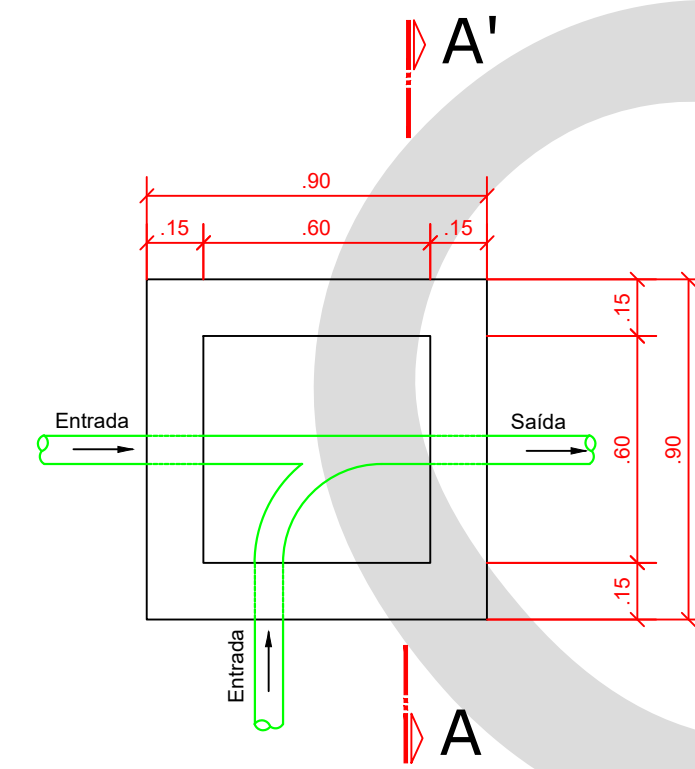


CAIXA DE INSPEÇÃO


Escala 1:20

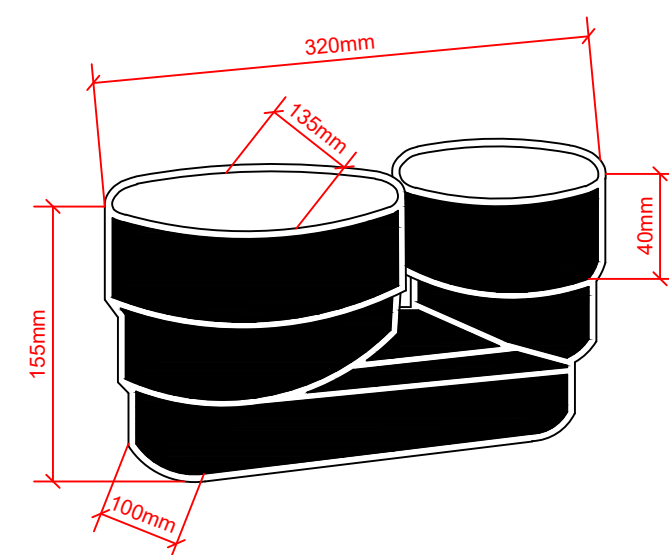

FREIO D'ÁGUA
S/escala

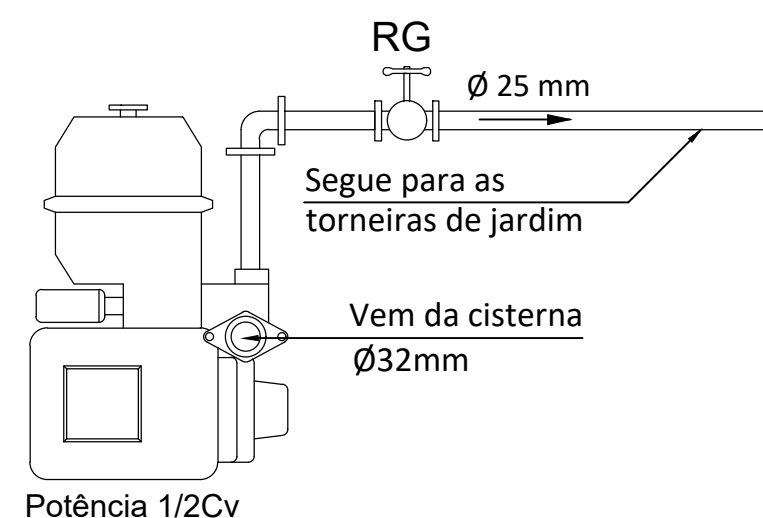

PRESSURIZADOR D'ÁGUA
S/escala

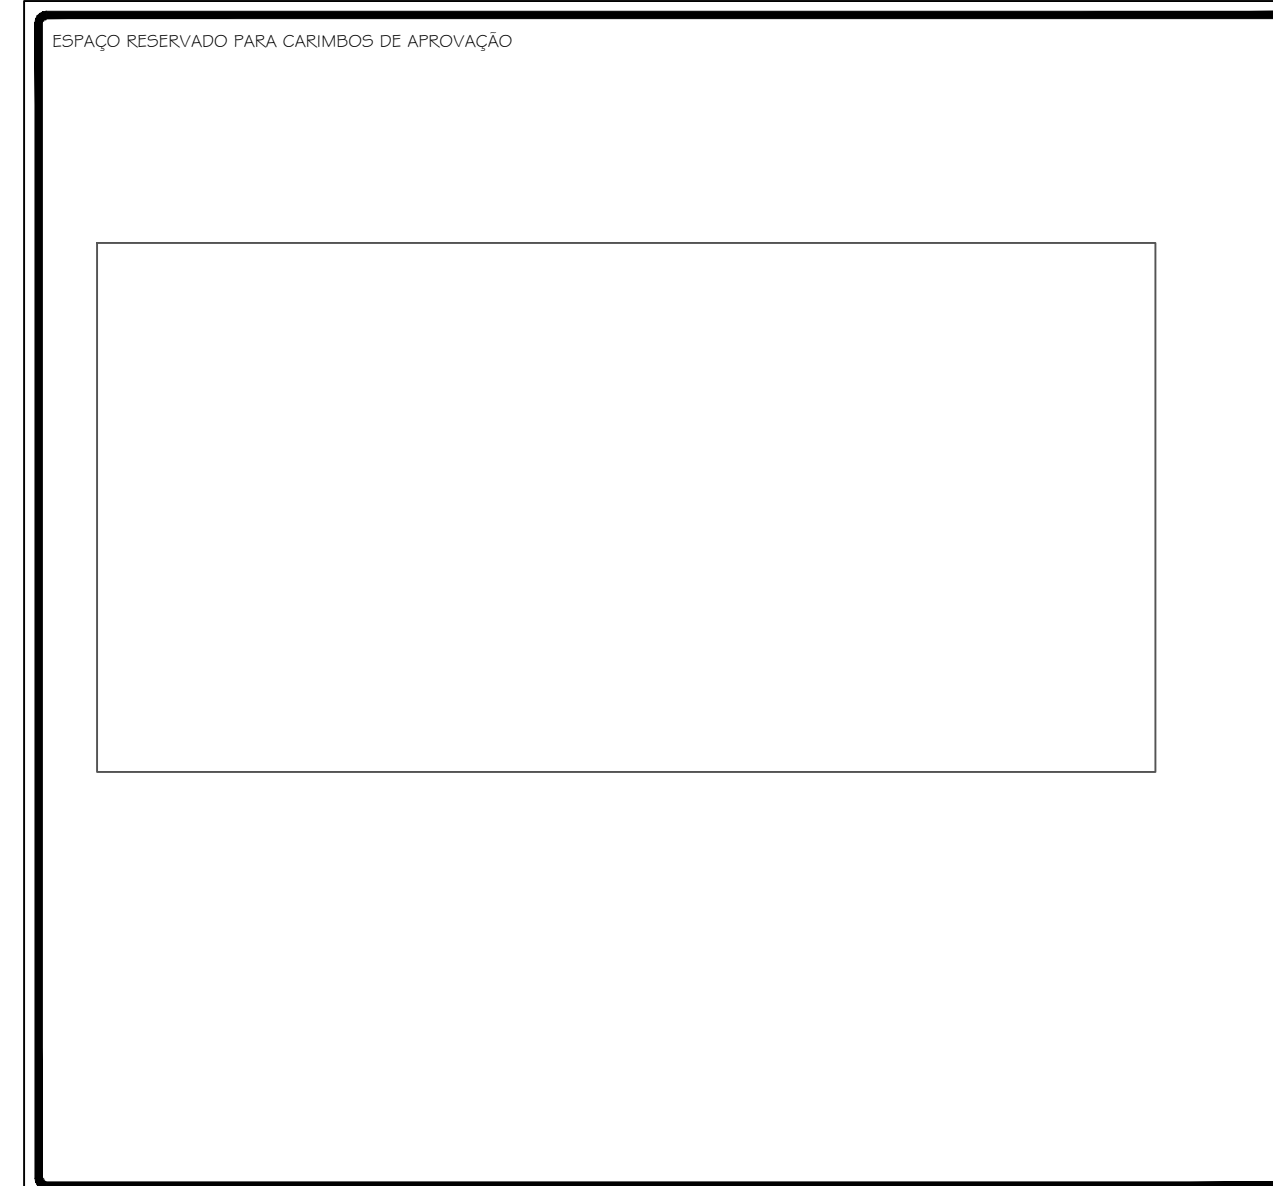

REVISÃO	DESCRIÇÃO	RESPONSÁVEL	DATA
01	Substituição do detalhe da caixa de areia para caixa de inspeção	Fma	15/03/23
00	Emissão inicial	IG	16/08/18

Responsável Técnico - Ciclano de Tal CREA: 999999-9 SC	Proprietário - Fulano de Tal CPF: 999.999.999-99
---	---

OBRA			
Edificação Unifamiliar Geminada			
Rua Desterro, nº 999 - Ilha de Santa Catarina - Florianópolis, SC			
TIPO DE PROJETO			
PROJETO HIDROSSANITÁRIO SIMPLIFICADO			
DESCRIÇÃO DA FOLHA			FOLHA
DETALHES APROVEITAMENTO DE ÁGUA PLUVIAL - CASA 1			4/4
Inscrição imobiliária: 99.99.999.9999.999-999			
ESCALA	DATA	Área TOTAL CASA 1	Área TOTAL CASA 2
Indicada	16/08/18	215,52m²	192,52m²
			DESENHISTA
			IG